


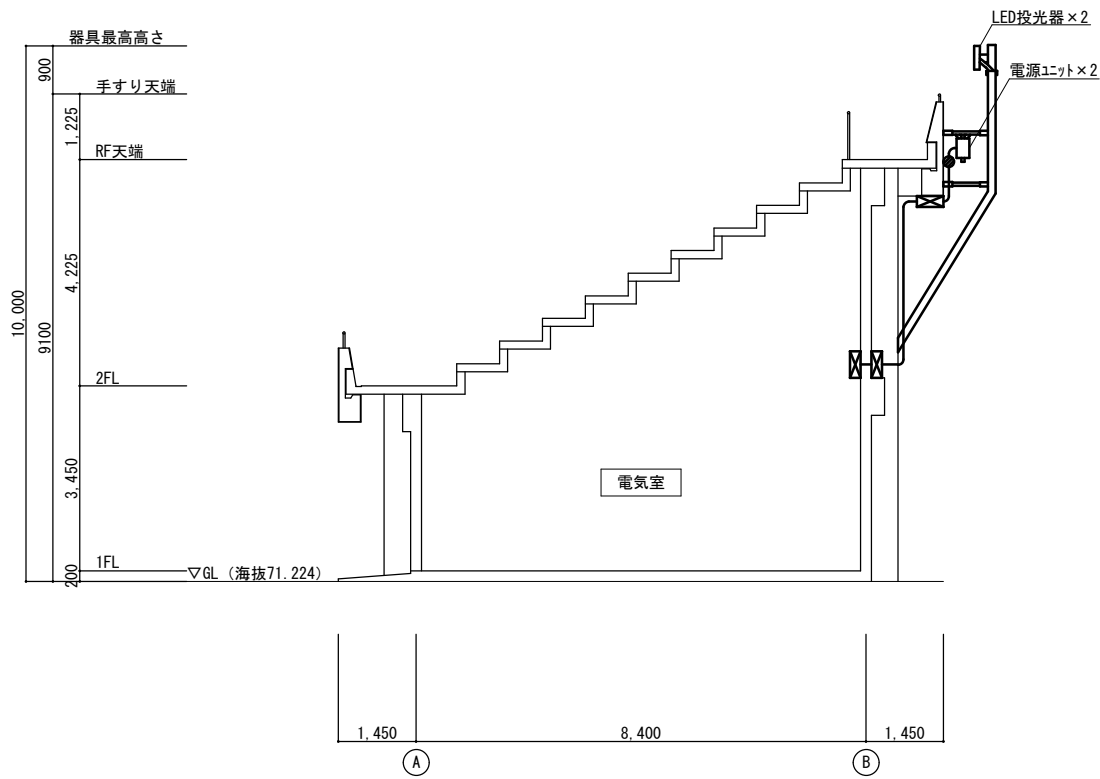


記 事			京都市宝が池公園運動施設球技場
			施設図面 2 (詳細図ほか) 縮尺 A2 : 10, 20, 100

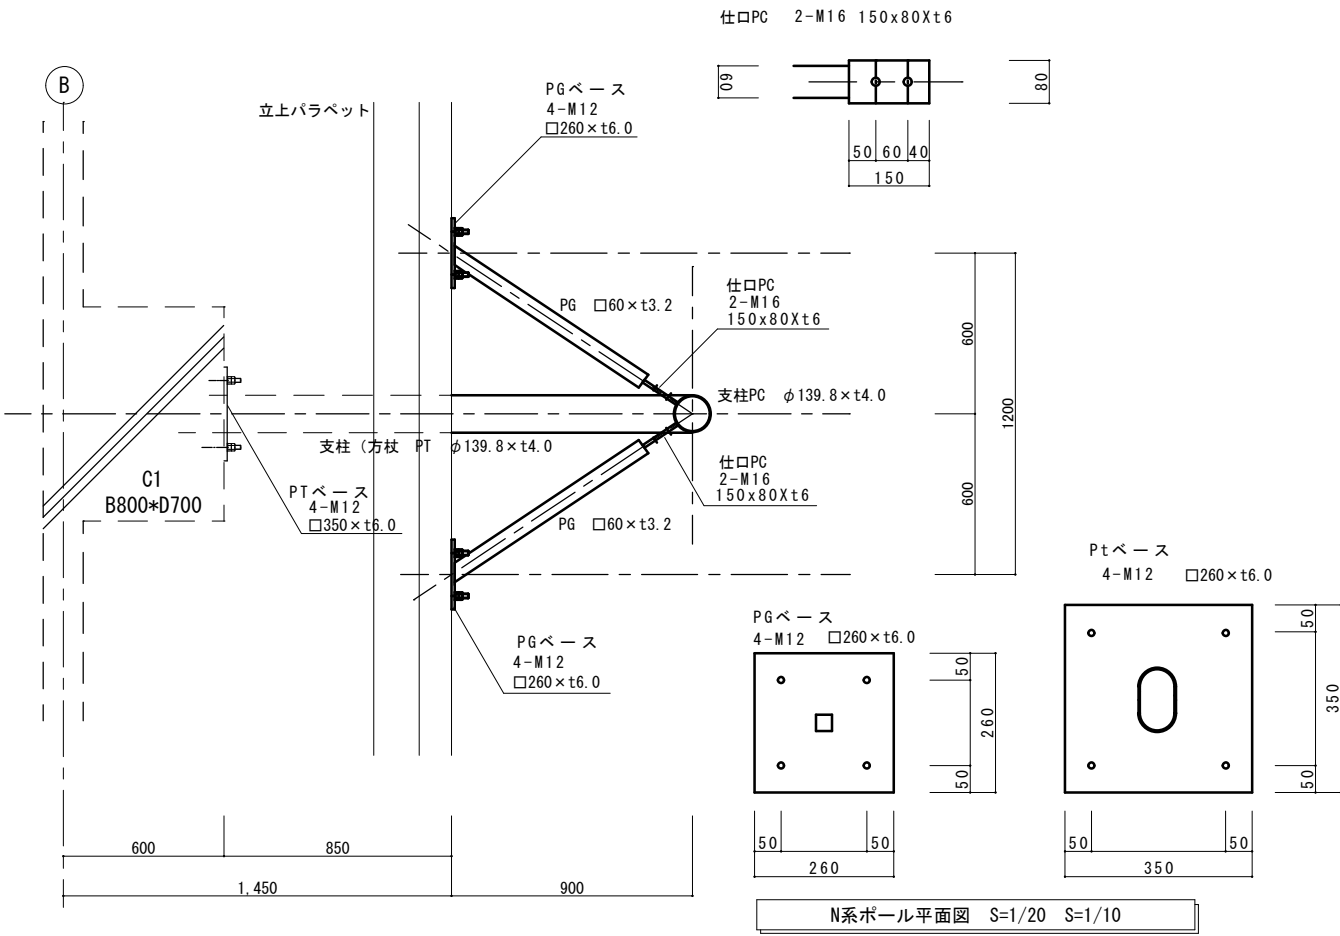


②通 断面図 S=1/100

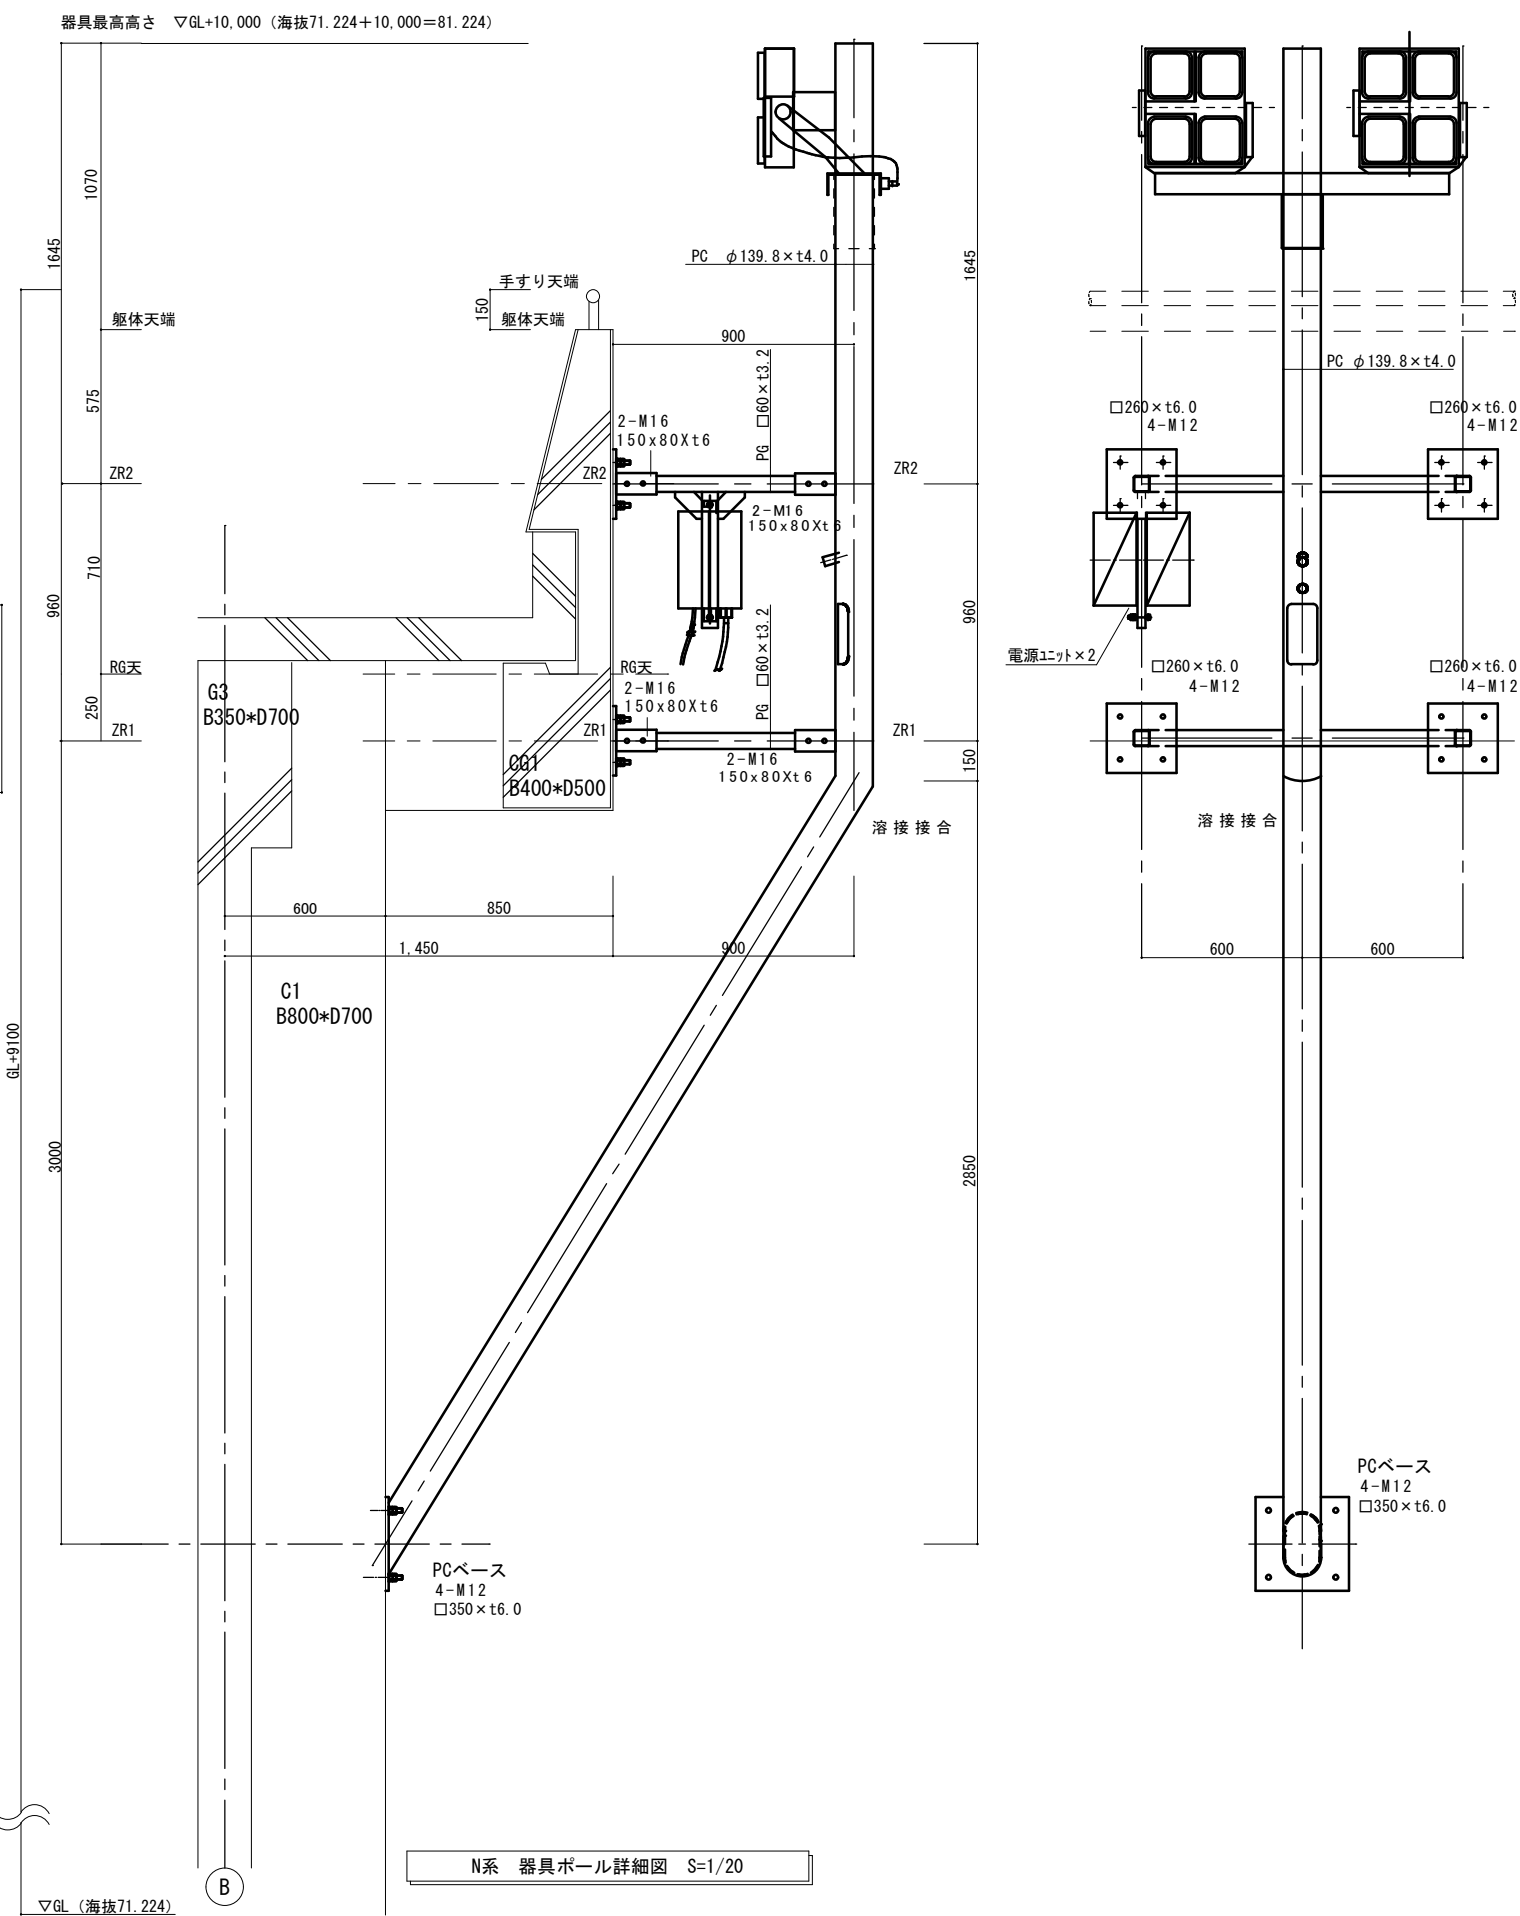

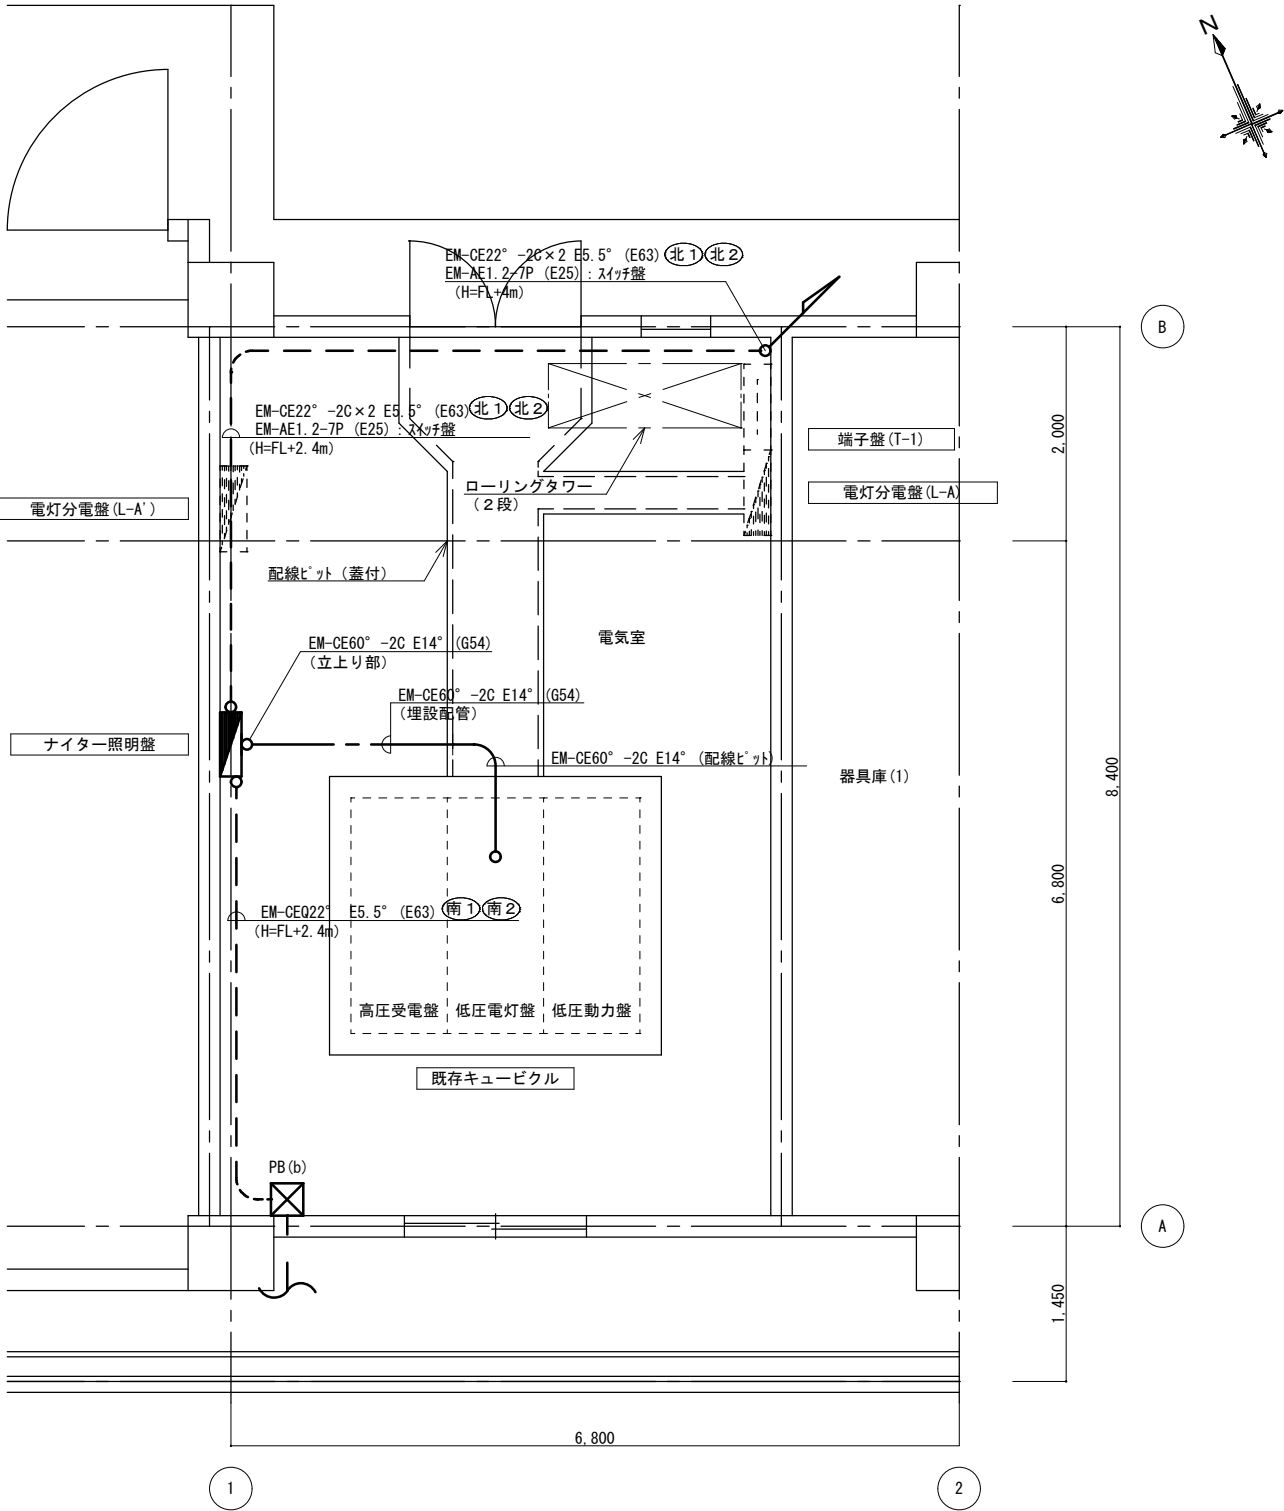

凡例	
記号	仕様
☒ (b)	ﾌﾞﾙｯｸﾞｽ : SS 300×300×200
---	露出配管
---	埋込配管
---	ビット内配線

電気室平面図 S=1/50

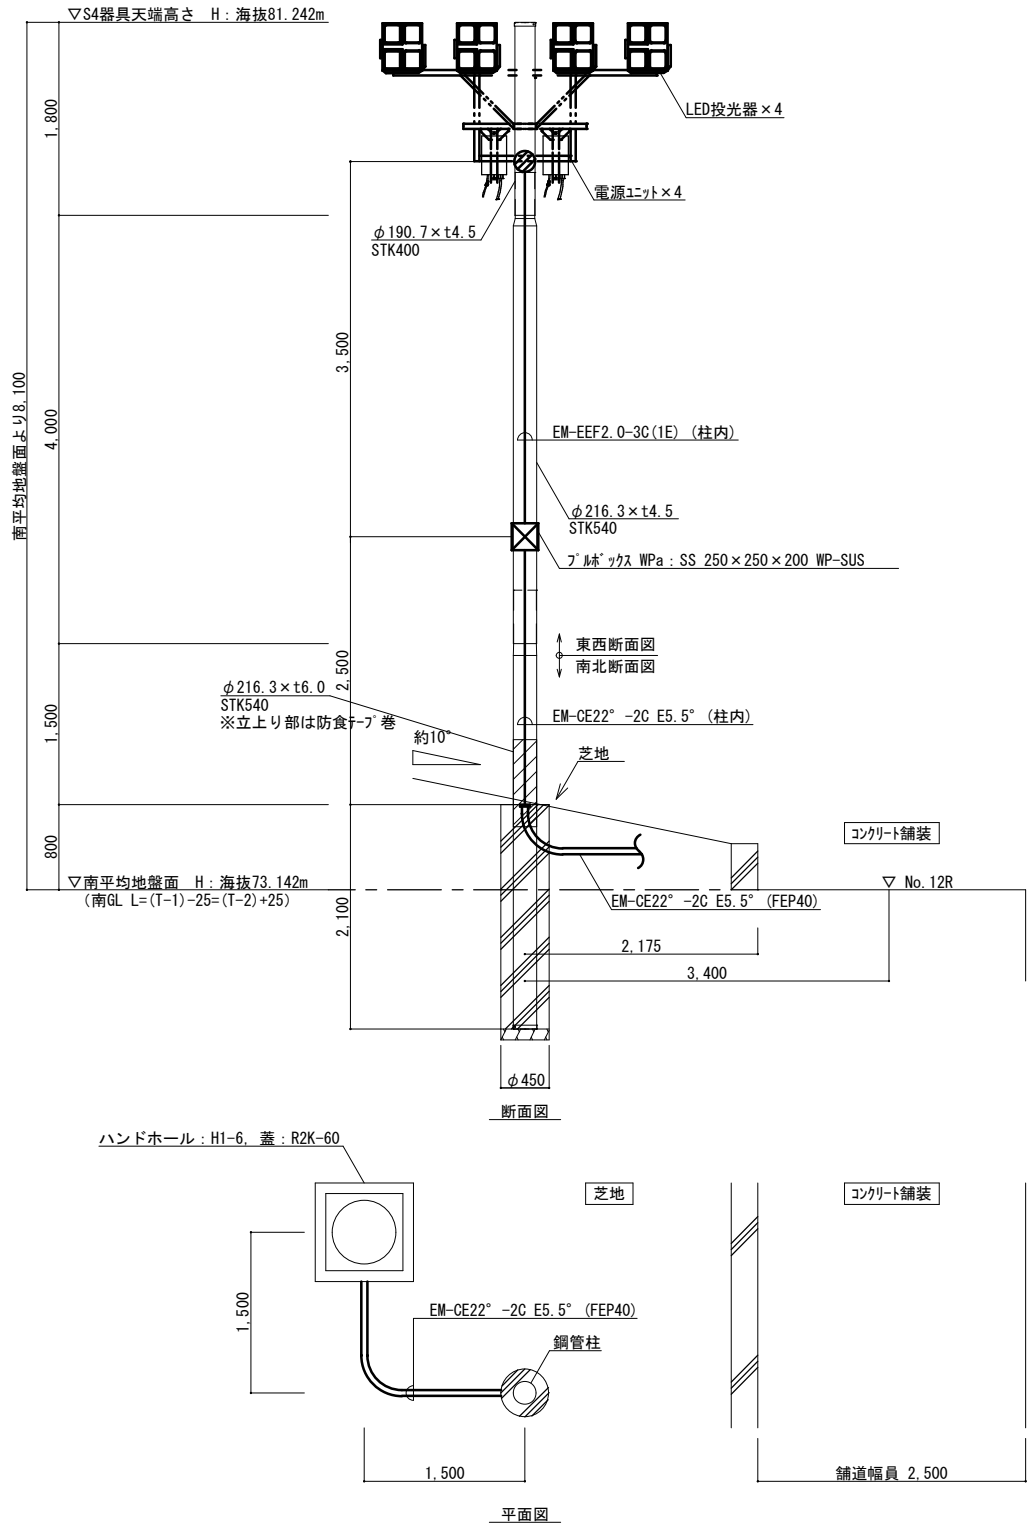

照明器具リスト（参考）				
メーカー	照明器具型番	電源ユニット型番	数量	
パナソニック（株）	NNY24620 (ﾙｰﾊﾞｰ : NNY28437)	NNYH28120	40	

鋼管柱詳細図 S=1/50