


京都市北部公園管理事務所新築工事

ただし空調衛生設備工事

図面リスト		
図面番号	摘 要	縮 尺
1	附近見取図、配置図、凡例、樹リスト	1:100
2	機器表、器具表	—
3	地階、1階 平面図	1:100
4	屋根伏図	1:100
5	地階平面詳細図	1:50
6	1階平面詳細図	1:50
標準図リスト		
SPEC-1	機械設備工事標準仕様書	
〃 -2	保温塗装工事	
D -9	汚 水 樹	

工事名	京都市北部公園管理事務所新築工事 ただし空調衛生設備工事	設 計 年 月 日	1. 8.
図 名	目 次	縮 尺	
001			

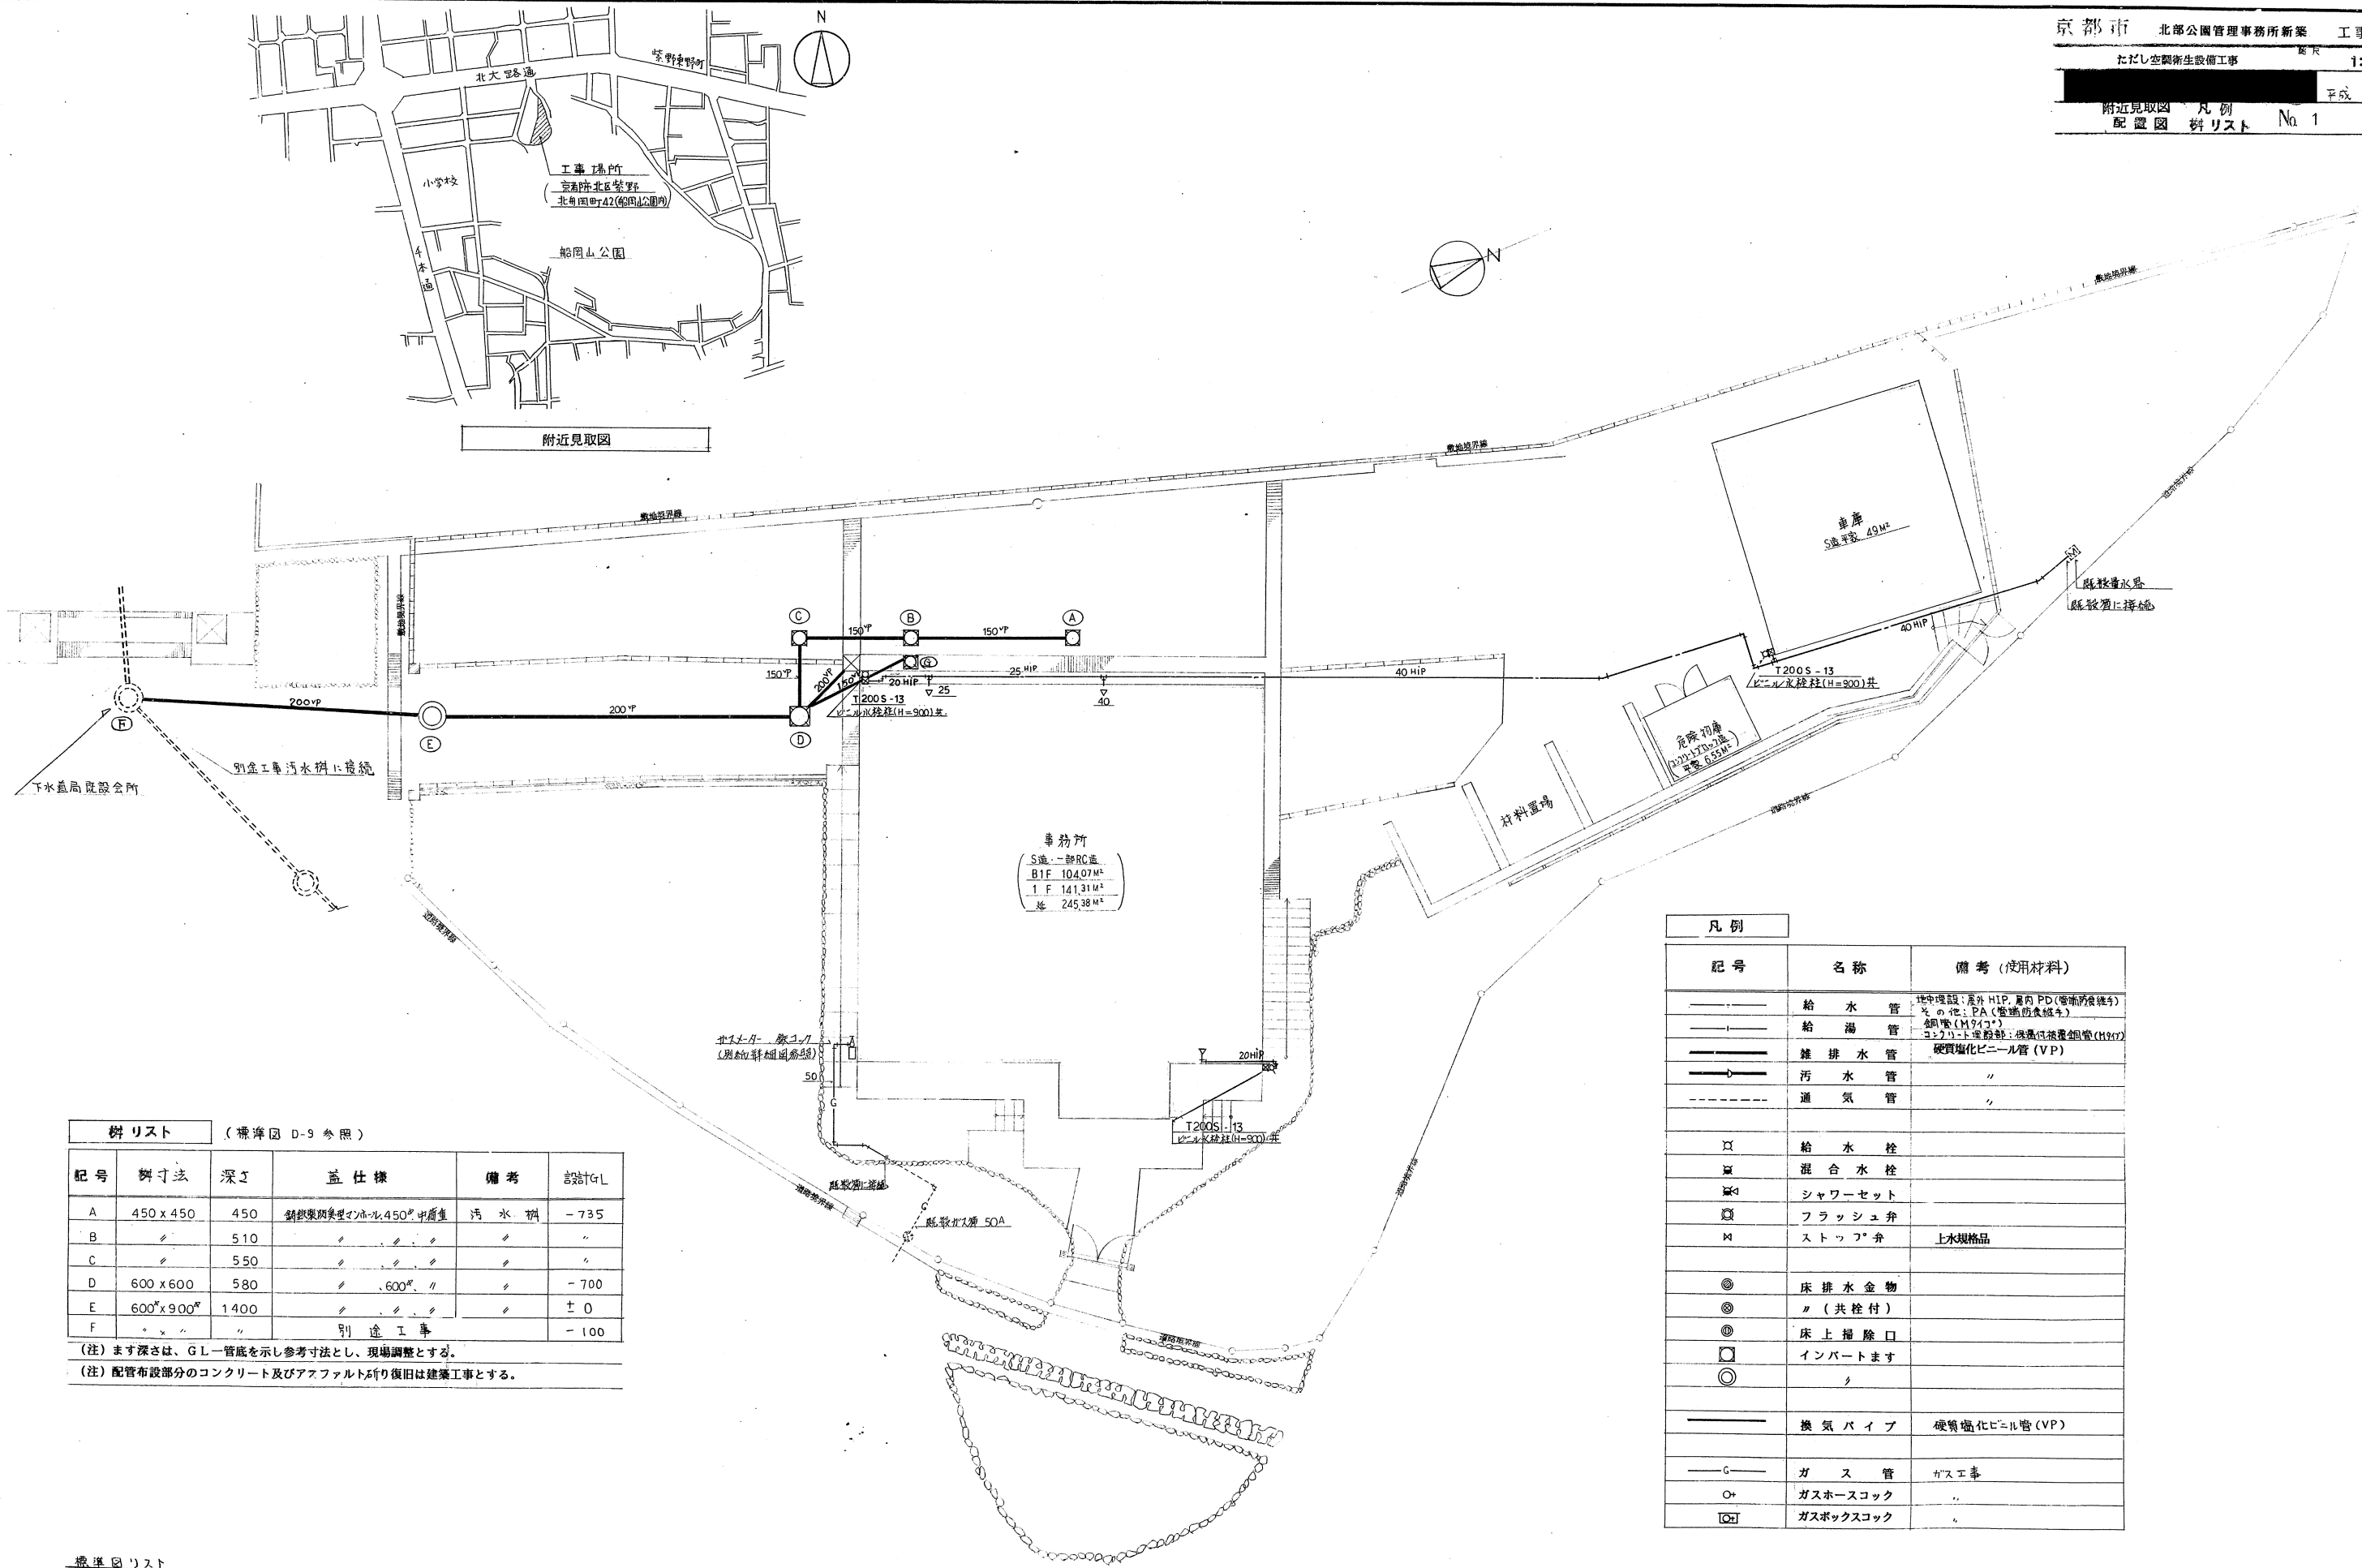

附近見取図

事務所
(S造一部RC造)
B1F 104.07M²
1 F 141.31M²
延 245.38M²

料リスト (標準図 D-9 参照)					
記号	樹寸法	深さ	仕 様	備 考	設計GL
A	450 x 450	450	鋼鉄製鋼製マンホール450φ中置蓋	汚 水 窠	-735
B	〃	510	〃	〃	〃
C	〃	550	〃	〃	〃
D	600 x 600	580	〃 600φ	〃	-700
E	600φ x 900φ	1400	〃	〃	± 0
F	〃	〃	別 途 工 事	〃	-100

(注) ます深さは、GL一管底を示し参考寸法とし、現場調整とする。
(注) 配管布設部分のコンクリート及びアスファルト所り復旧は建築工事とする。

標準図リスト	
SPEC-1	機械設備工事標準仕様書
-2	保通工事
D-9	汚 水 窠

配置図

凡 例		
記 号	名 称	備 考 (使用材料)
——	給 水 管	地中埋設：屋外 HIP、屋内 PD (電線用鉄管) その他：PA (電線用鉄管)
——	給 湯 管	銅管 (H917)
——	雑 排 水 管	コシロート埋設部：硬質塩化ビニル管 (VP)
——	汚 水 管	〃
——	通 気 管	〃
⊗	給 水 栓	〃
⊗	混 合 水 栓	〃
⊗	シャワーセット	〃
⊗	フラッシュ弁	〃
⊗	ストッパ弁	上水規格品
⊗	床 排 水 金 物	〃
⊗	〃 (共栓付)	〃
⊗	床 上 掃 除 口	〃
⊗	インバートマス	〃
⊗	〃	〃
——	換 気 バ イ プ	硬質塩化ビニル管 (VP)
——	ガ ス 管	ガス工事
○+	ガスホースコック	〃
□+	ガスボックスコック	〃

機器表		仕様	電源	設置場所	数量	備考
記号	名称					
AC - 1	空冷ヒートポンプ式 パワージェリアコン	床置形 (スリムタイプ) 冷房能力: 5,500 kcal/h, 暖房能力: 6,900 kcal/h (JIS条件) 冷媒管: 9.5" x 15.9", 室内外連絡配線は本工事とし冷媒管保温内に配線する。	3φ 200V COMP: 1.7 kW FAN (内) 35W x 2 (外) 80W E-7: 2.1 kW	事務室	1	室外機用コンクリート基礎: 建築工事
AC - 2	同上	同上	同上	"	1	" : "
AC - 3	空冷ヒートポンプ式 セパレート型エアコン	壁掛形 (インバータタイプ) 冷房能力: 3,550 kcal/h, 暖房能力: 4,400 kcal/h (JIS条件) 冷媒管: 6.4" x 12.7", 室内外連絡配線は本工事とし冷媒管保温内に配線する。	1φ 200V COMP: 1.1 kW FAN (内) 27W (外) 50W	休養室	1	" : "
F - 1	天井埋込型換気扇	低騒音形 (樹脂製ルバー) 風量: 140 m³/h x 4 mmHg SUS製丸形フード (100φ用) 共	1φ 100V 26W	地下 便所 脱衣室	2	

注-1) 空調器の仕様は メーカー標準仕様による。



注-2) 冷媒管の保温は 標準仕様書による。屋外露出部はステンレス巻上げとする。

器具表		附属品・仕様	地下 便所 足洗場	1階 便所	1階 浴室 脱衣	1階 湯沸室	その他	合計	備考
名称	品番								
和風大便器	C750V	S570B, TS570ZMN32, TS670FZ, TS571D, T82C32, T56H5, YH50	1	1				2	
洋風大便器	C720	S710B, TS710ZSS, TC272N, T53WN75, T53DSAY, YH50		1				1	
ストール小便器	U307	T60P, T62-16, T64FWN	1	2				3	
洗面器	L230	T205, T4A, T6P, T9RAY, T8CAY, TS126AS	1	1	1			3	
掃除流し	SK322	T23B19, T37SE, TK22, T9RAY		1				1	
洗濯機パン	PW30		1	1	1			3	
化粧金具	TS119ASAY3 TS119FAY3				4			4	
洗眼水栓	T248S		1					1	
混合水栓	TGB51AAN				4			4	
シャワーセット	TM745C					1		1	
給水栓	T30AR13 T200S13		3			1	3	6	
CTSアクリル止水栓	IS-A						3	3	
水栓柱	ビニル製 900H				2			2	
浴室排水金物	T3B50		1					1	
床排水金物	T5A50 T5B50			1				1	
流し排水金物	T14BA50 T14BB50		1					1	
床上掃除口	COV-50 COV-100		1					1	
COV-100				3				3	
COV-2-65						1		1	
浴槽用パイプ	T3B-50 BBA-50	目皿部分を取外し ソケット 125 x 50 を取付 浴槽 (建築工事) の溝込みの受皿とする。					2	2	
給湯器	33-980	11Eコン工事 付属品 (38-982, 38-866) 等一式			2			2	(ガス工事)
瞬間湯沸器	33-035				2	(1)		(1)	"
エジコック	151-618 151-628					1		1	"
ガスコック	151-506 151-544	ヒューズ				1		1	"
ボックスコック	151-463 151-486						1	1	"


003

工事名	京都市北部公園管理事務所新築工事	ただし空調衛生設備工事	設計 年月日	1・8・
図名	機器表	器具表	縮尺	
			図番	M2

003

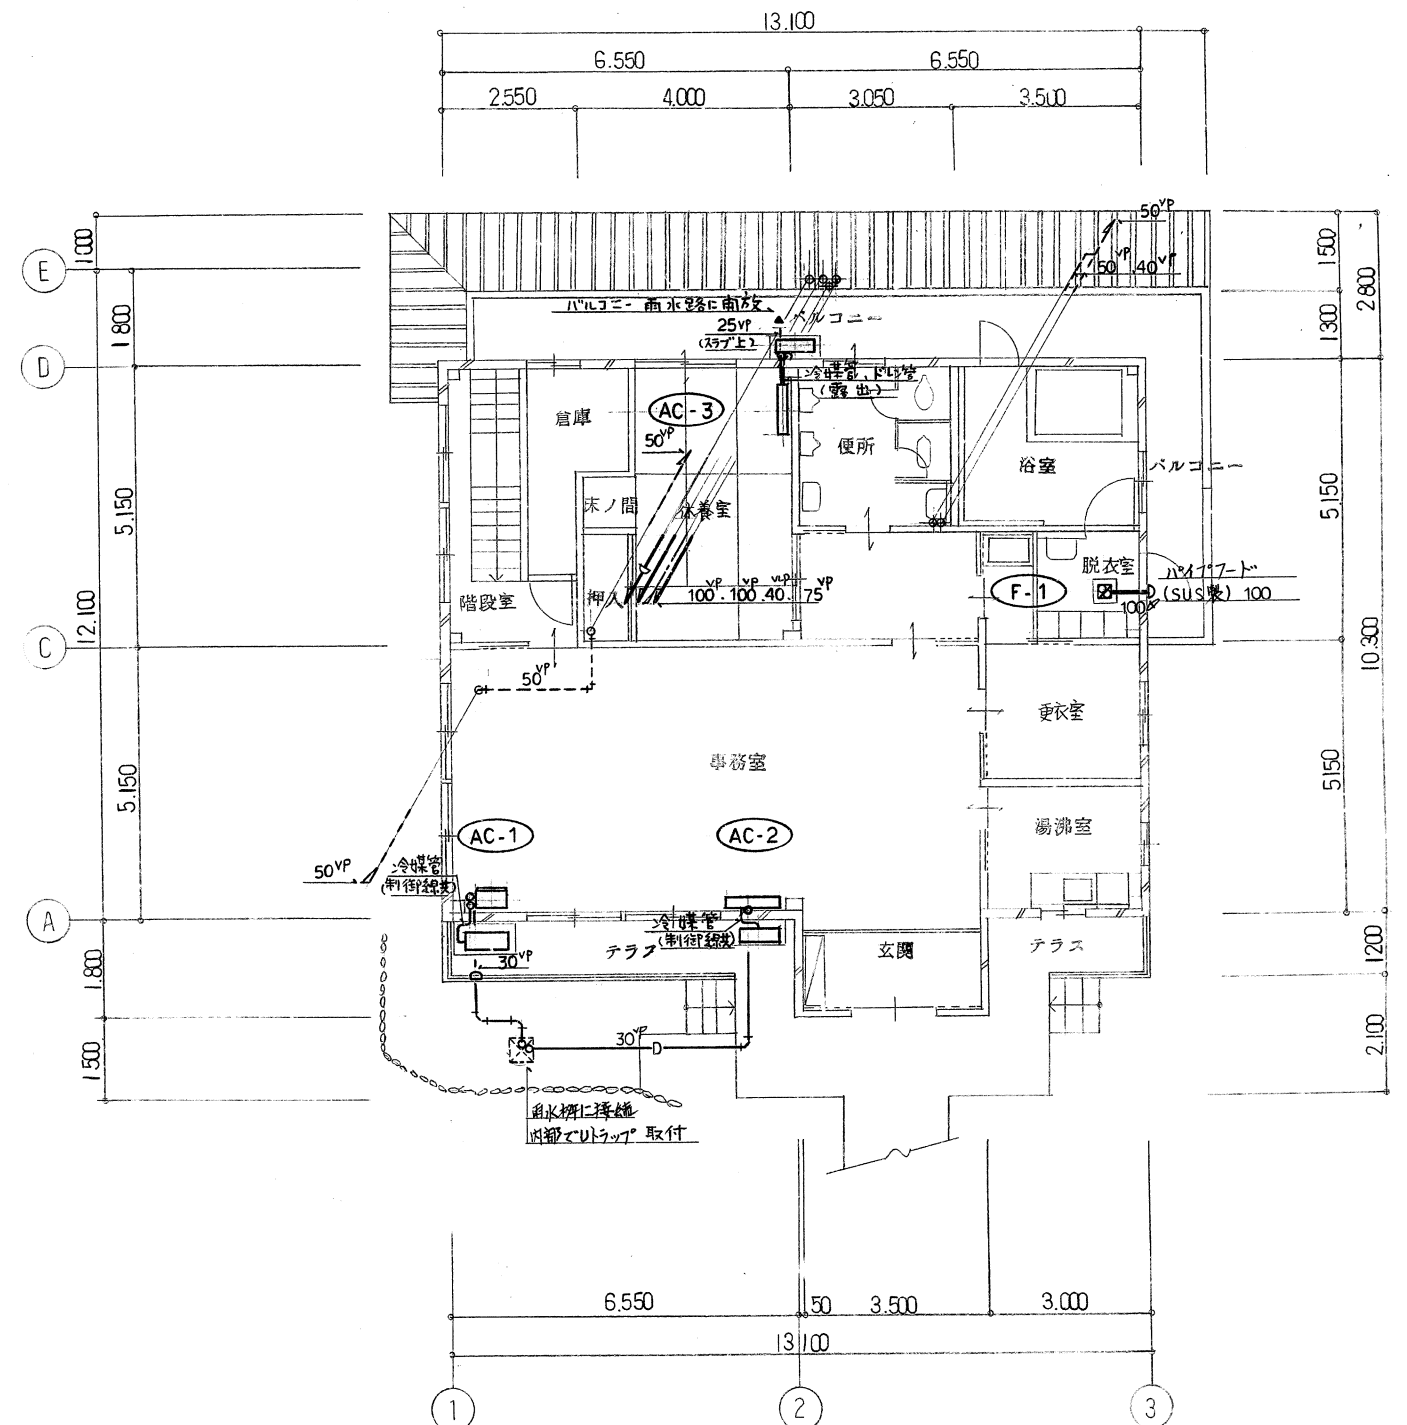
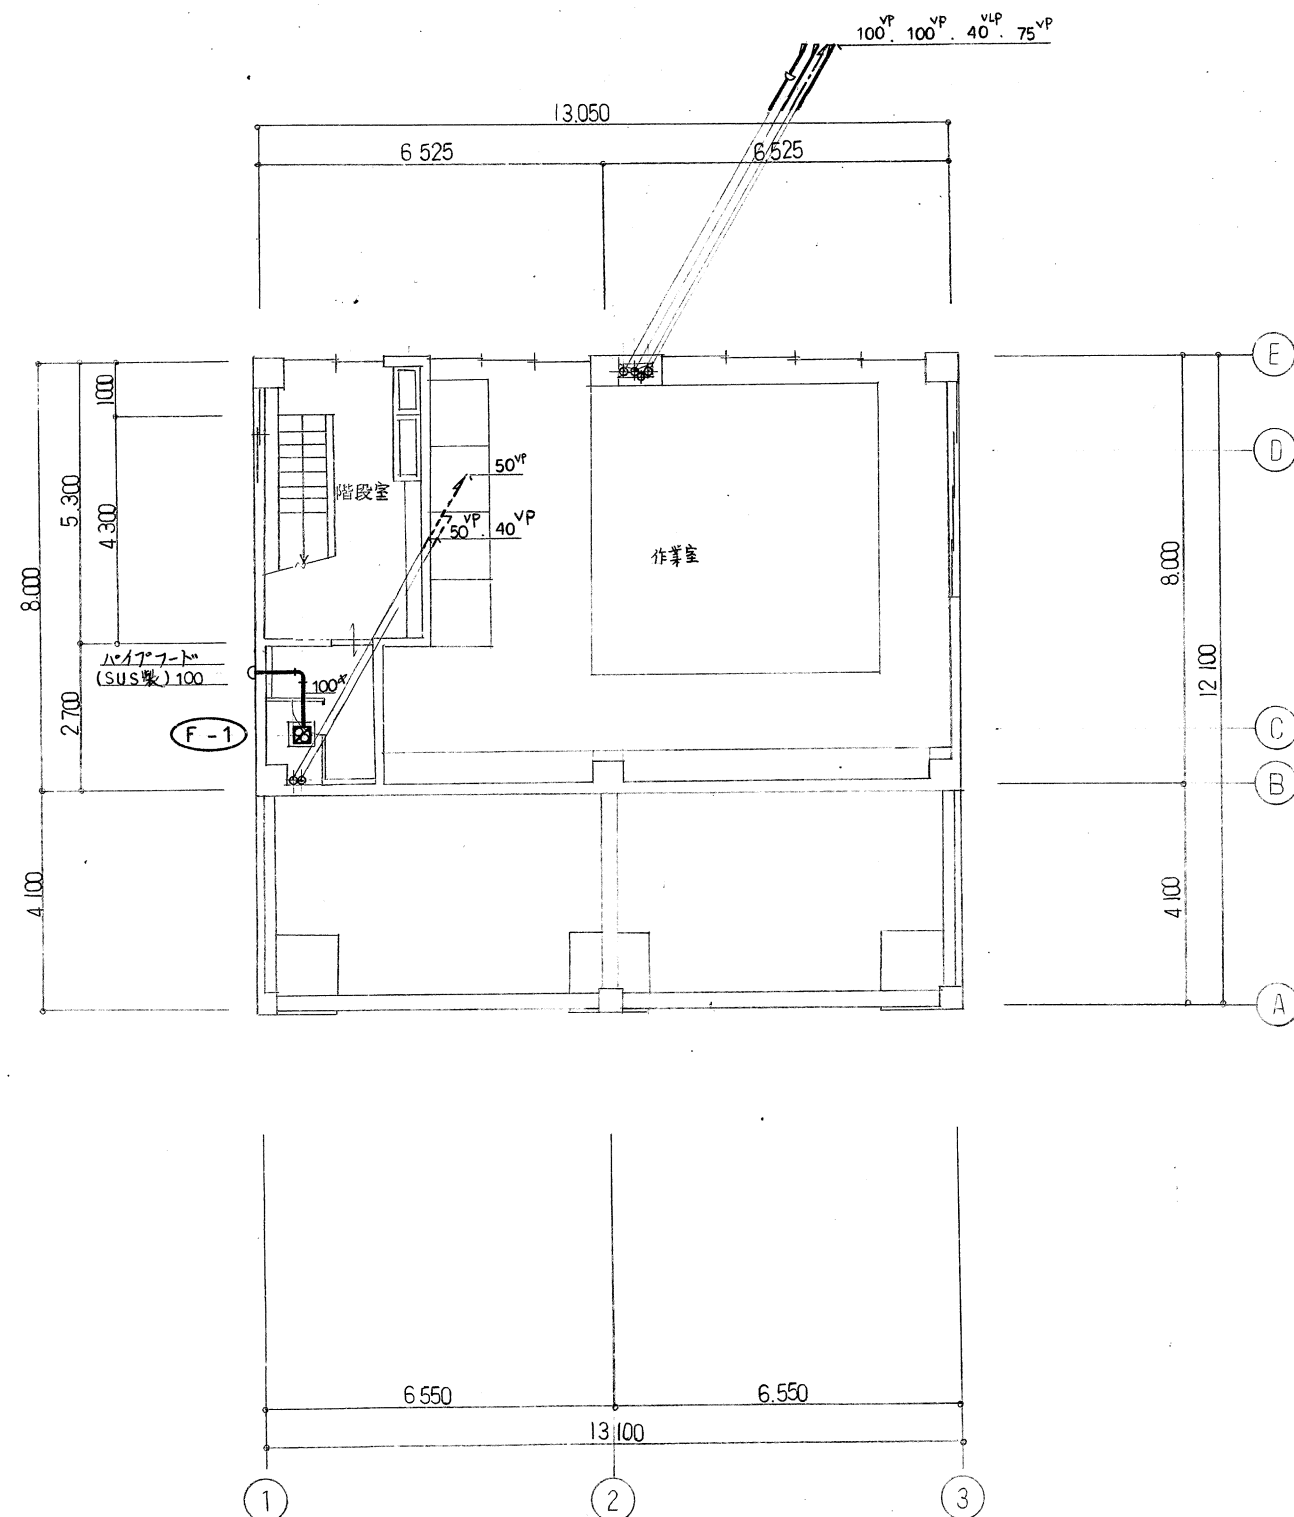


工事名	京都市北部公園管理事務所新築工事 ただし空調衛生設備工事	設計 年月日	1. 8 .
図名	地下・1階平面図	縮尺	1:100
		図番	M 3

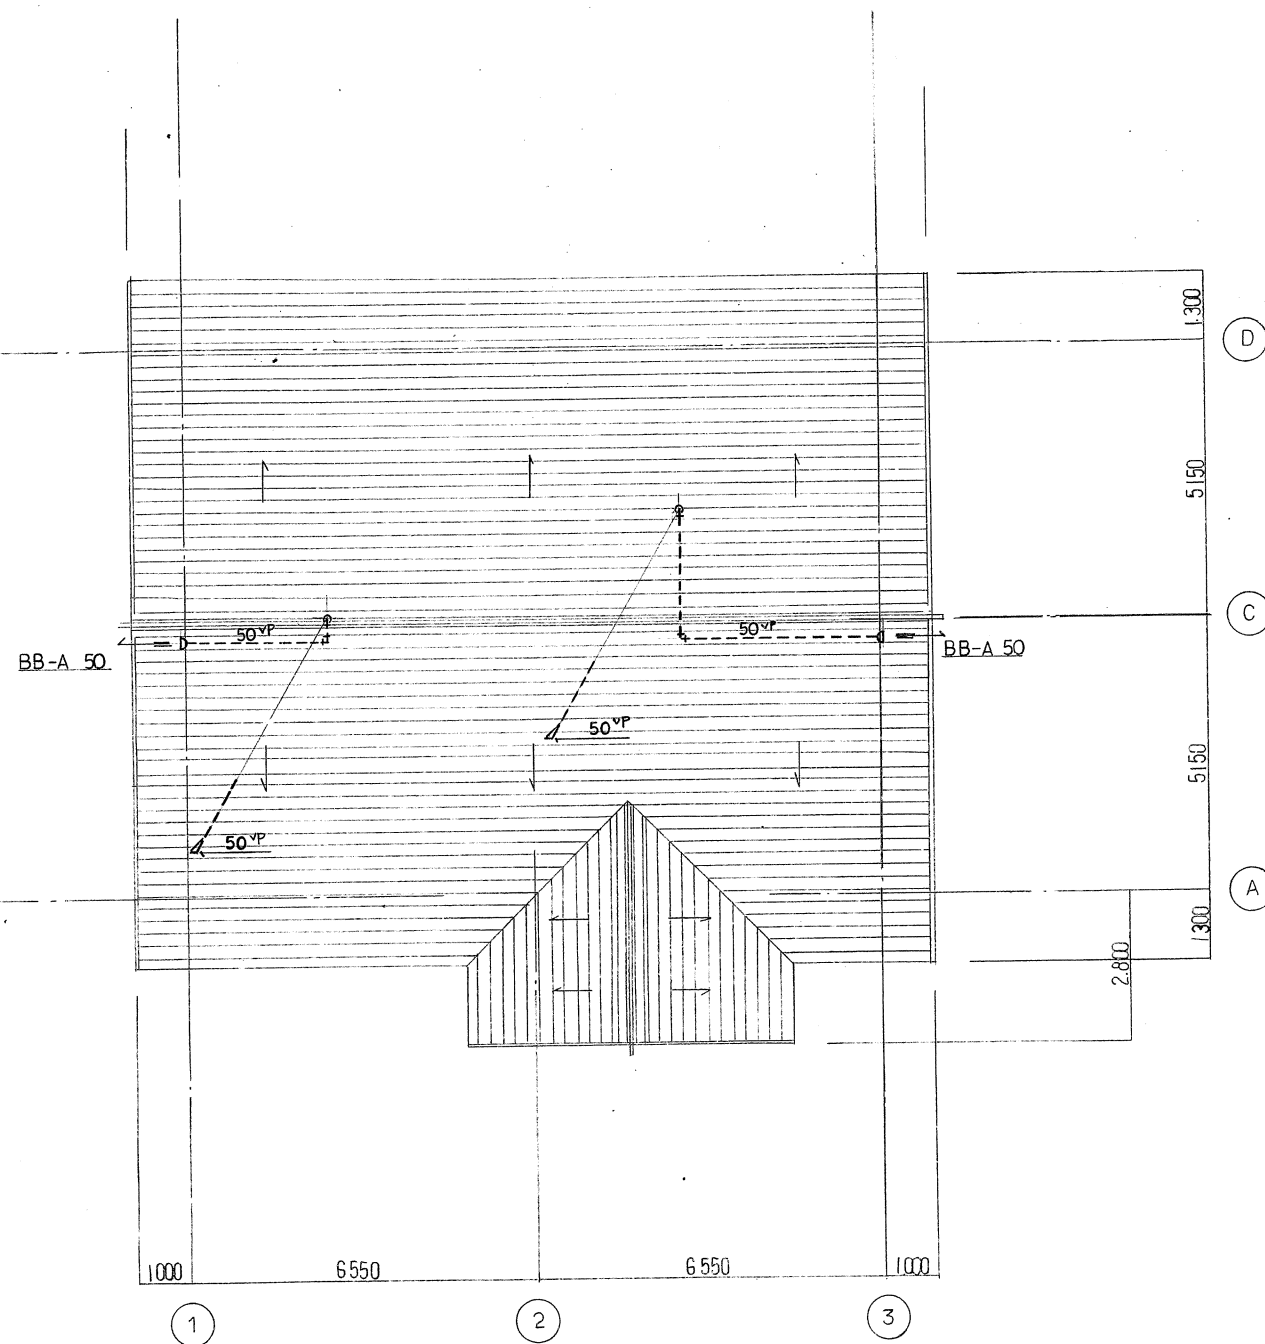





屋根伏図

工事名	京都市北部公園管理事務所新築工事	ただし空調衛生設備工事	設計 年月日	1. 8 .
図名	屋根伏図		縮尺	1:100
			図番	M 4

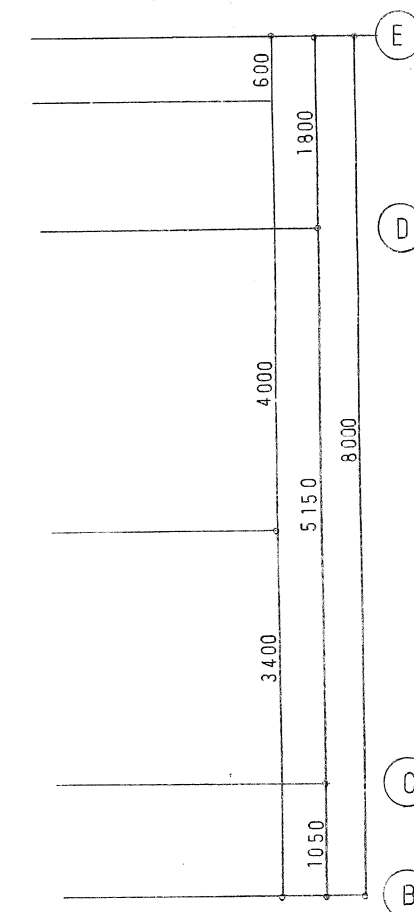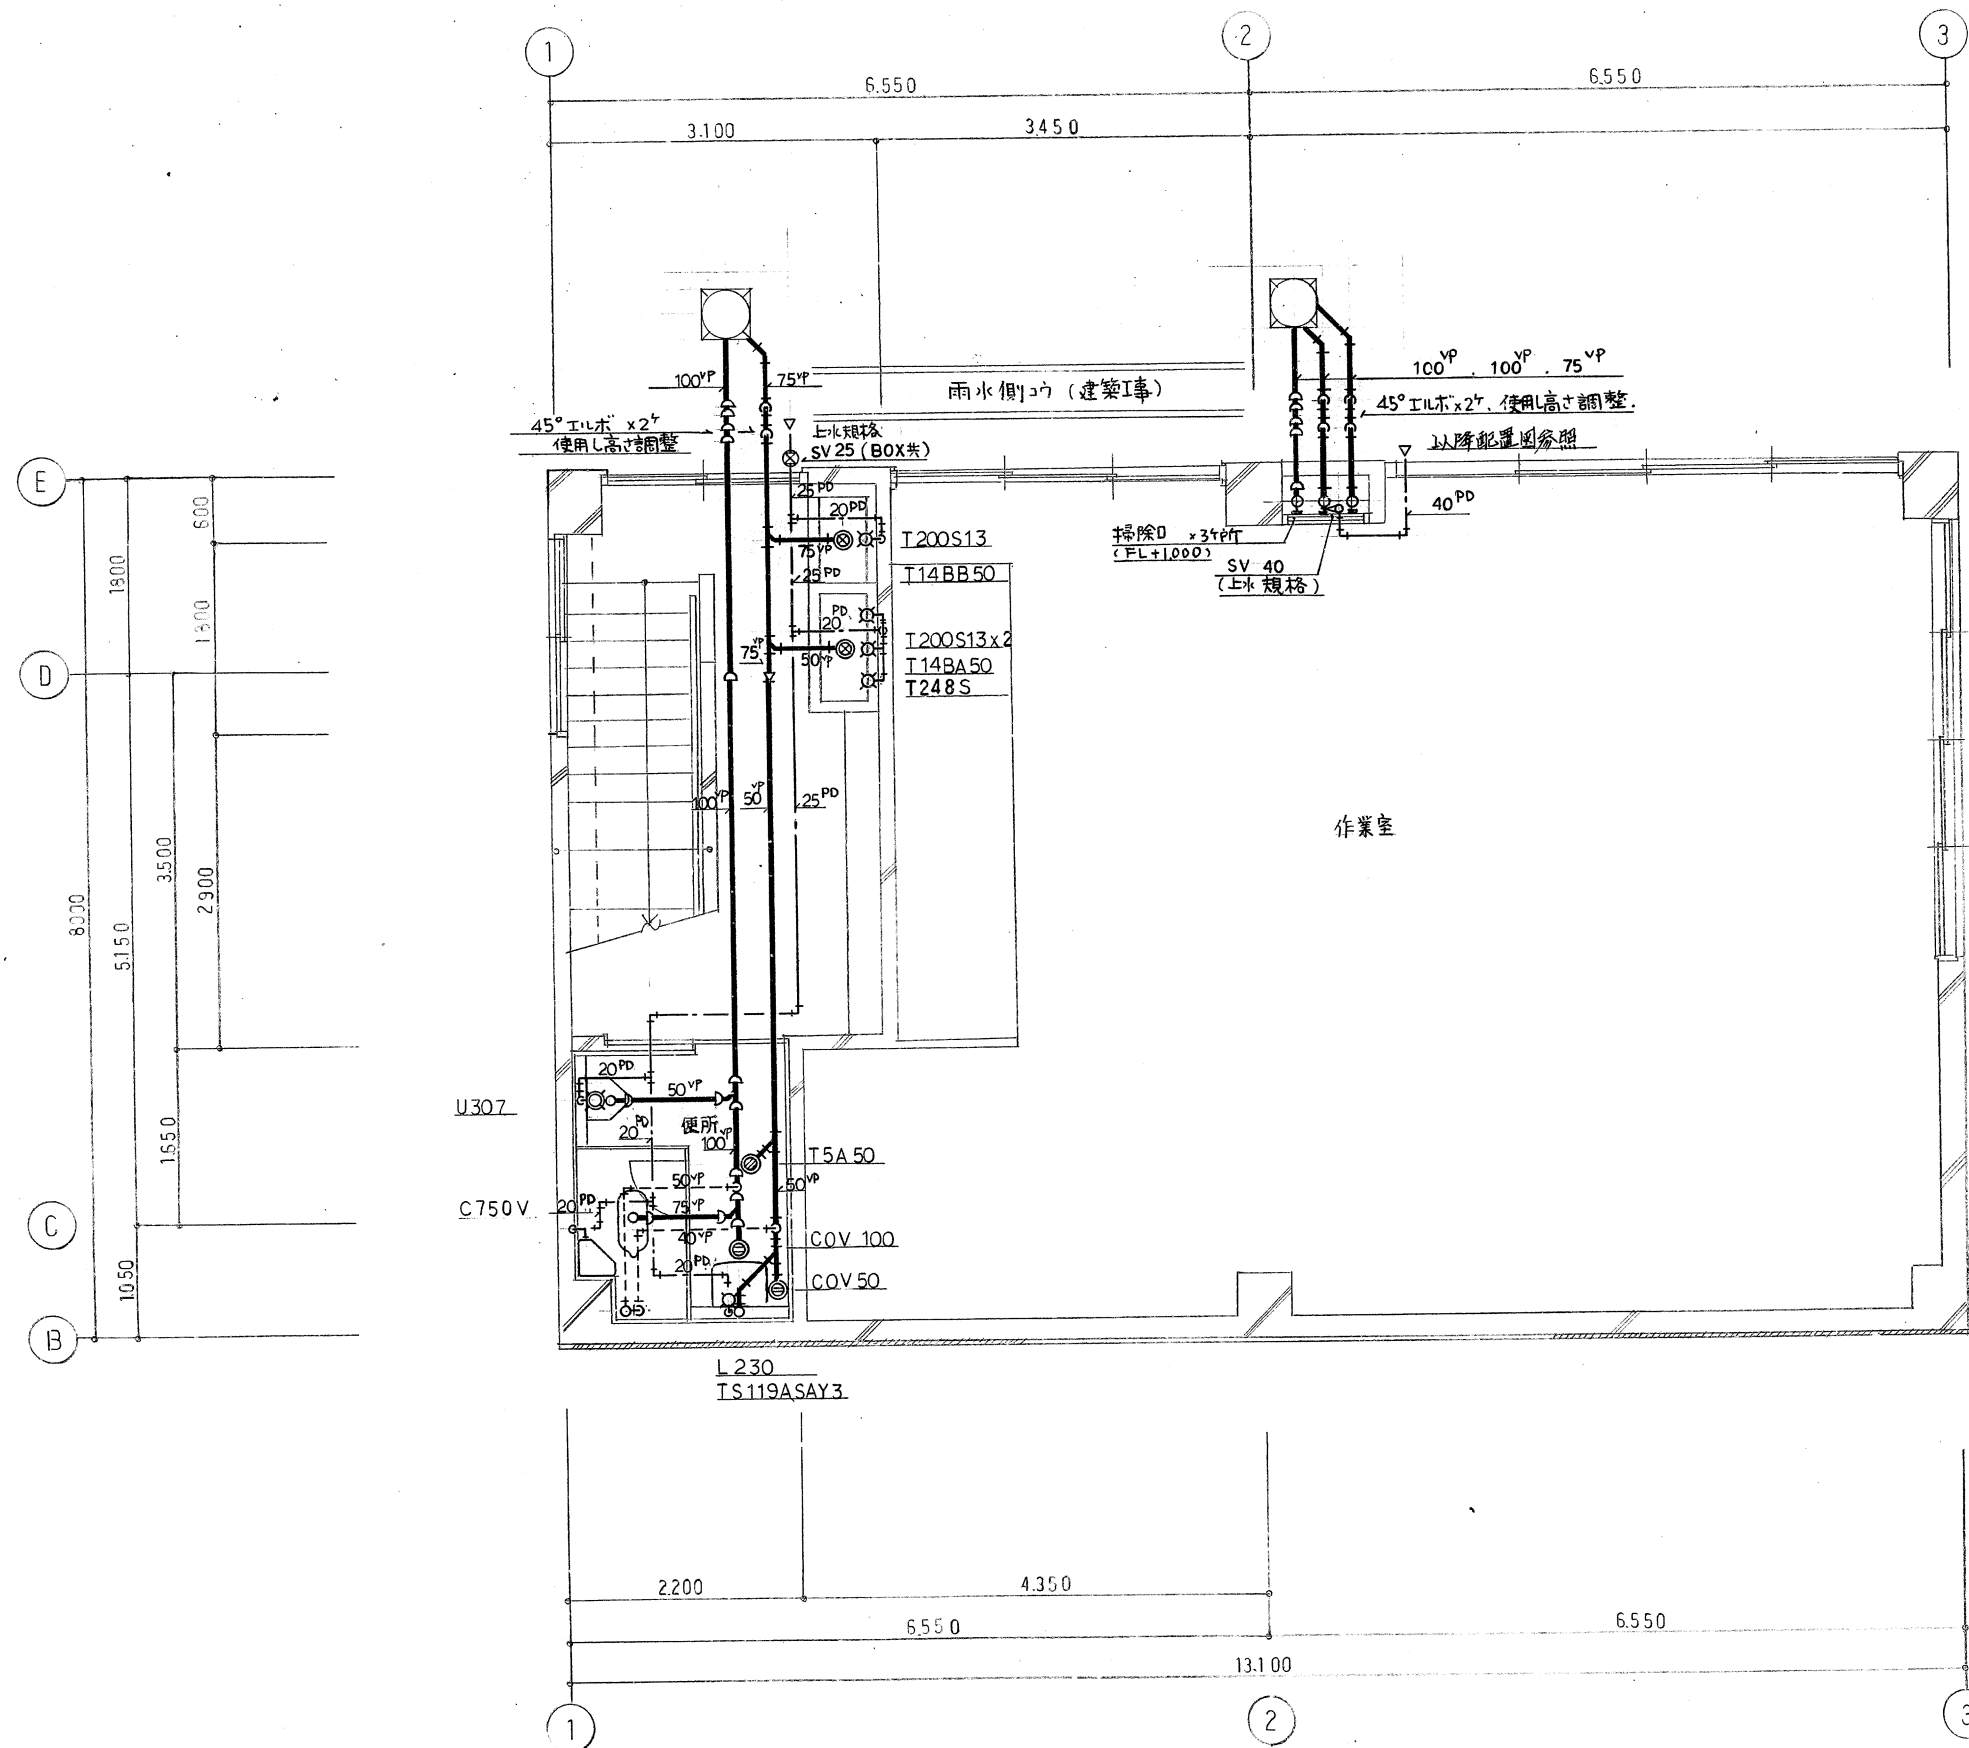

006

工事名	京都市北部公園管理事務所新築工事 ただし空調衛生設備工事	設計年月日	1. 8.
図名	地下平面詳細図	縮尺	1:50
		図番	M5

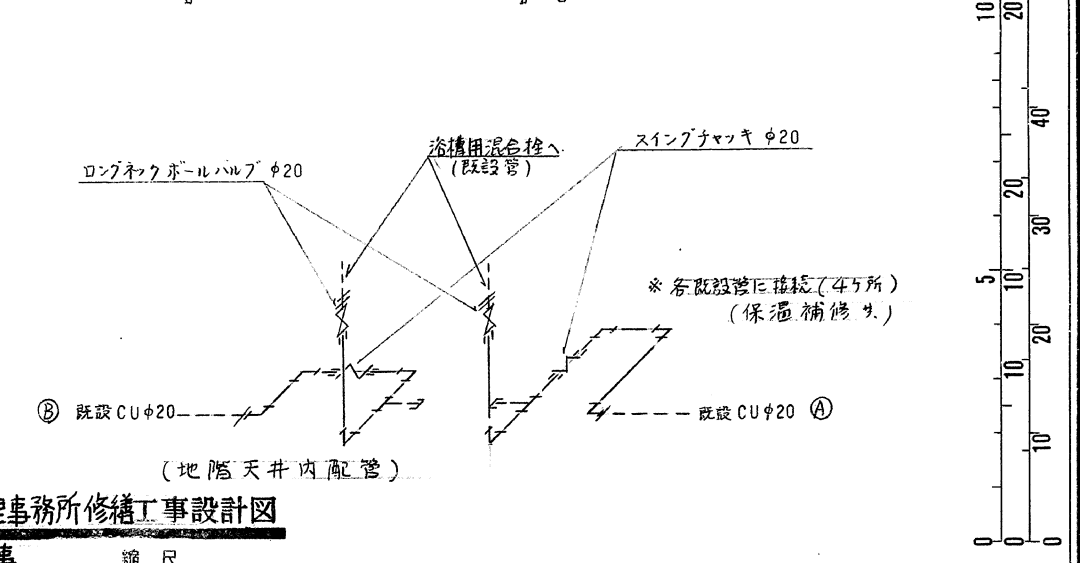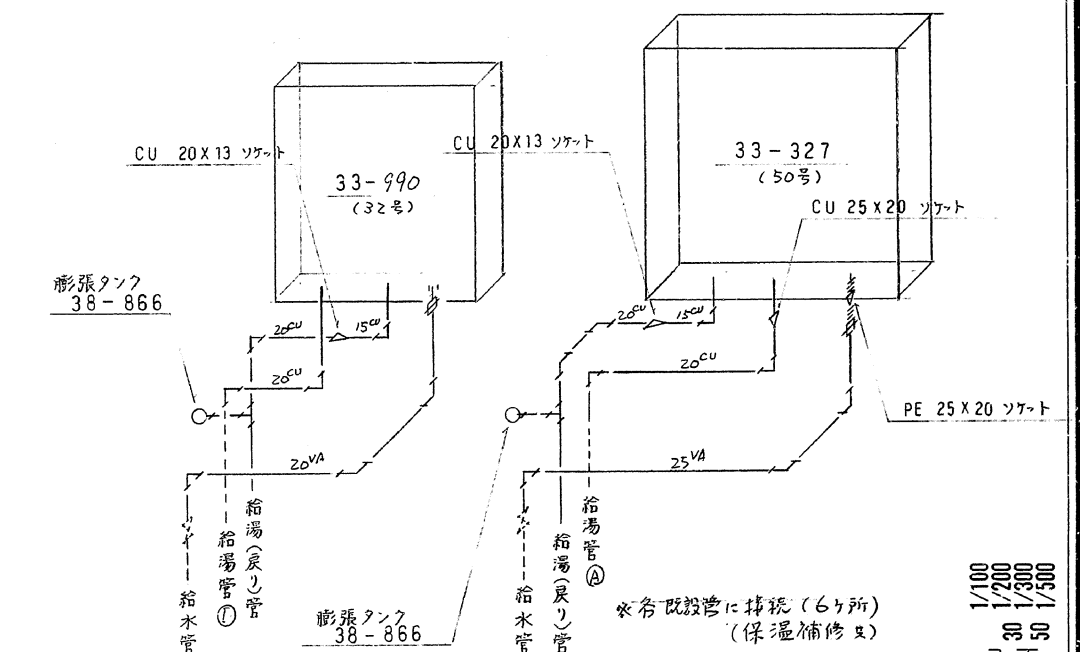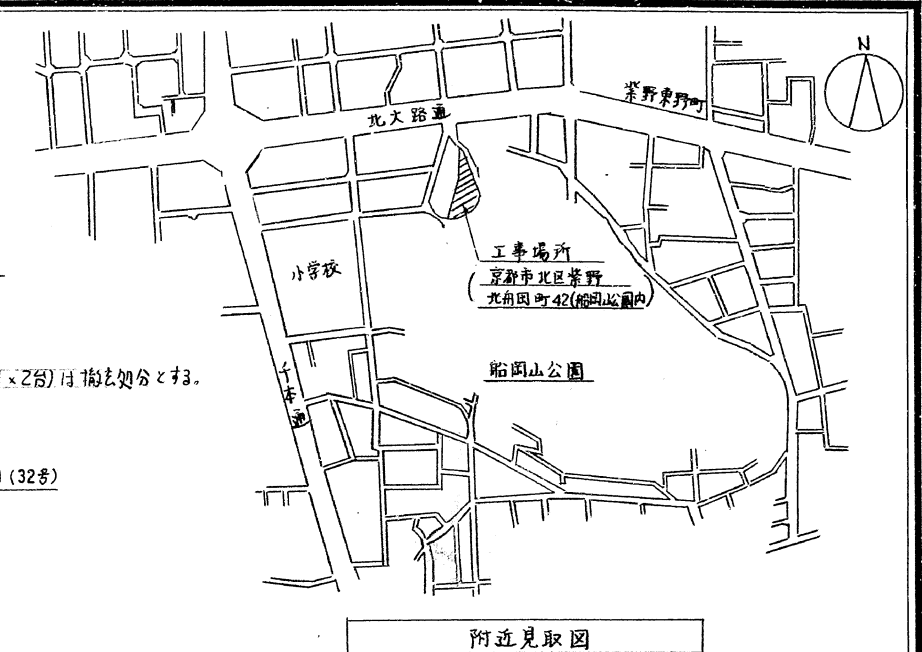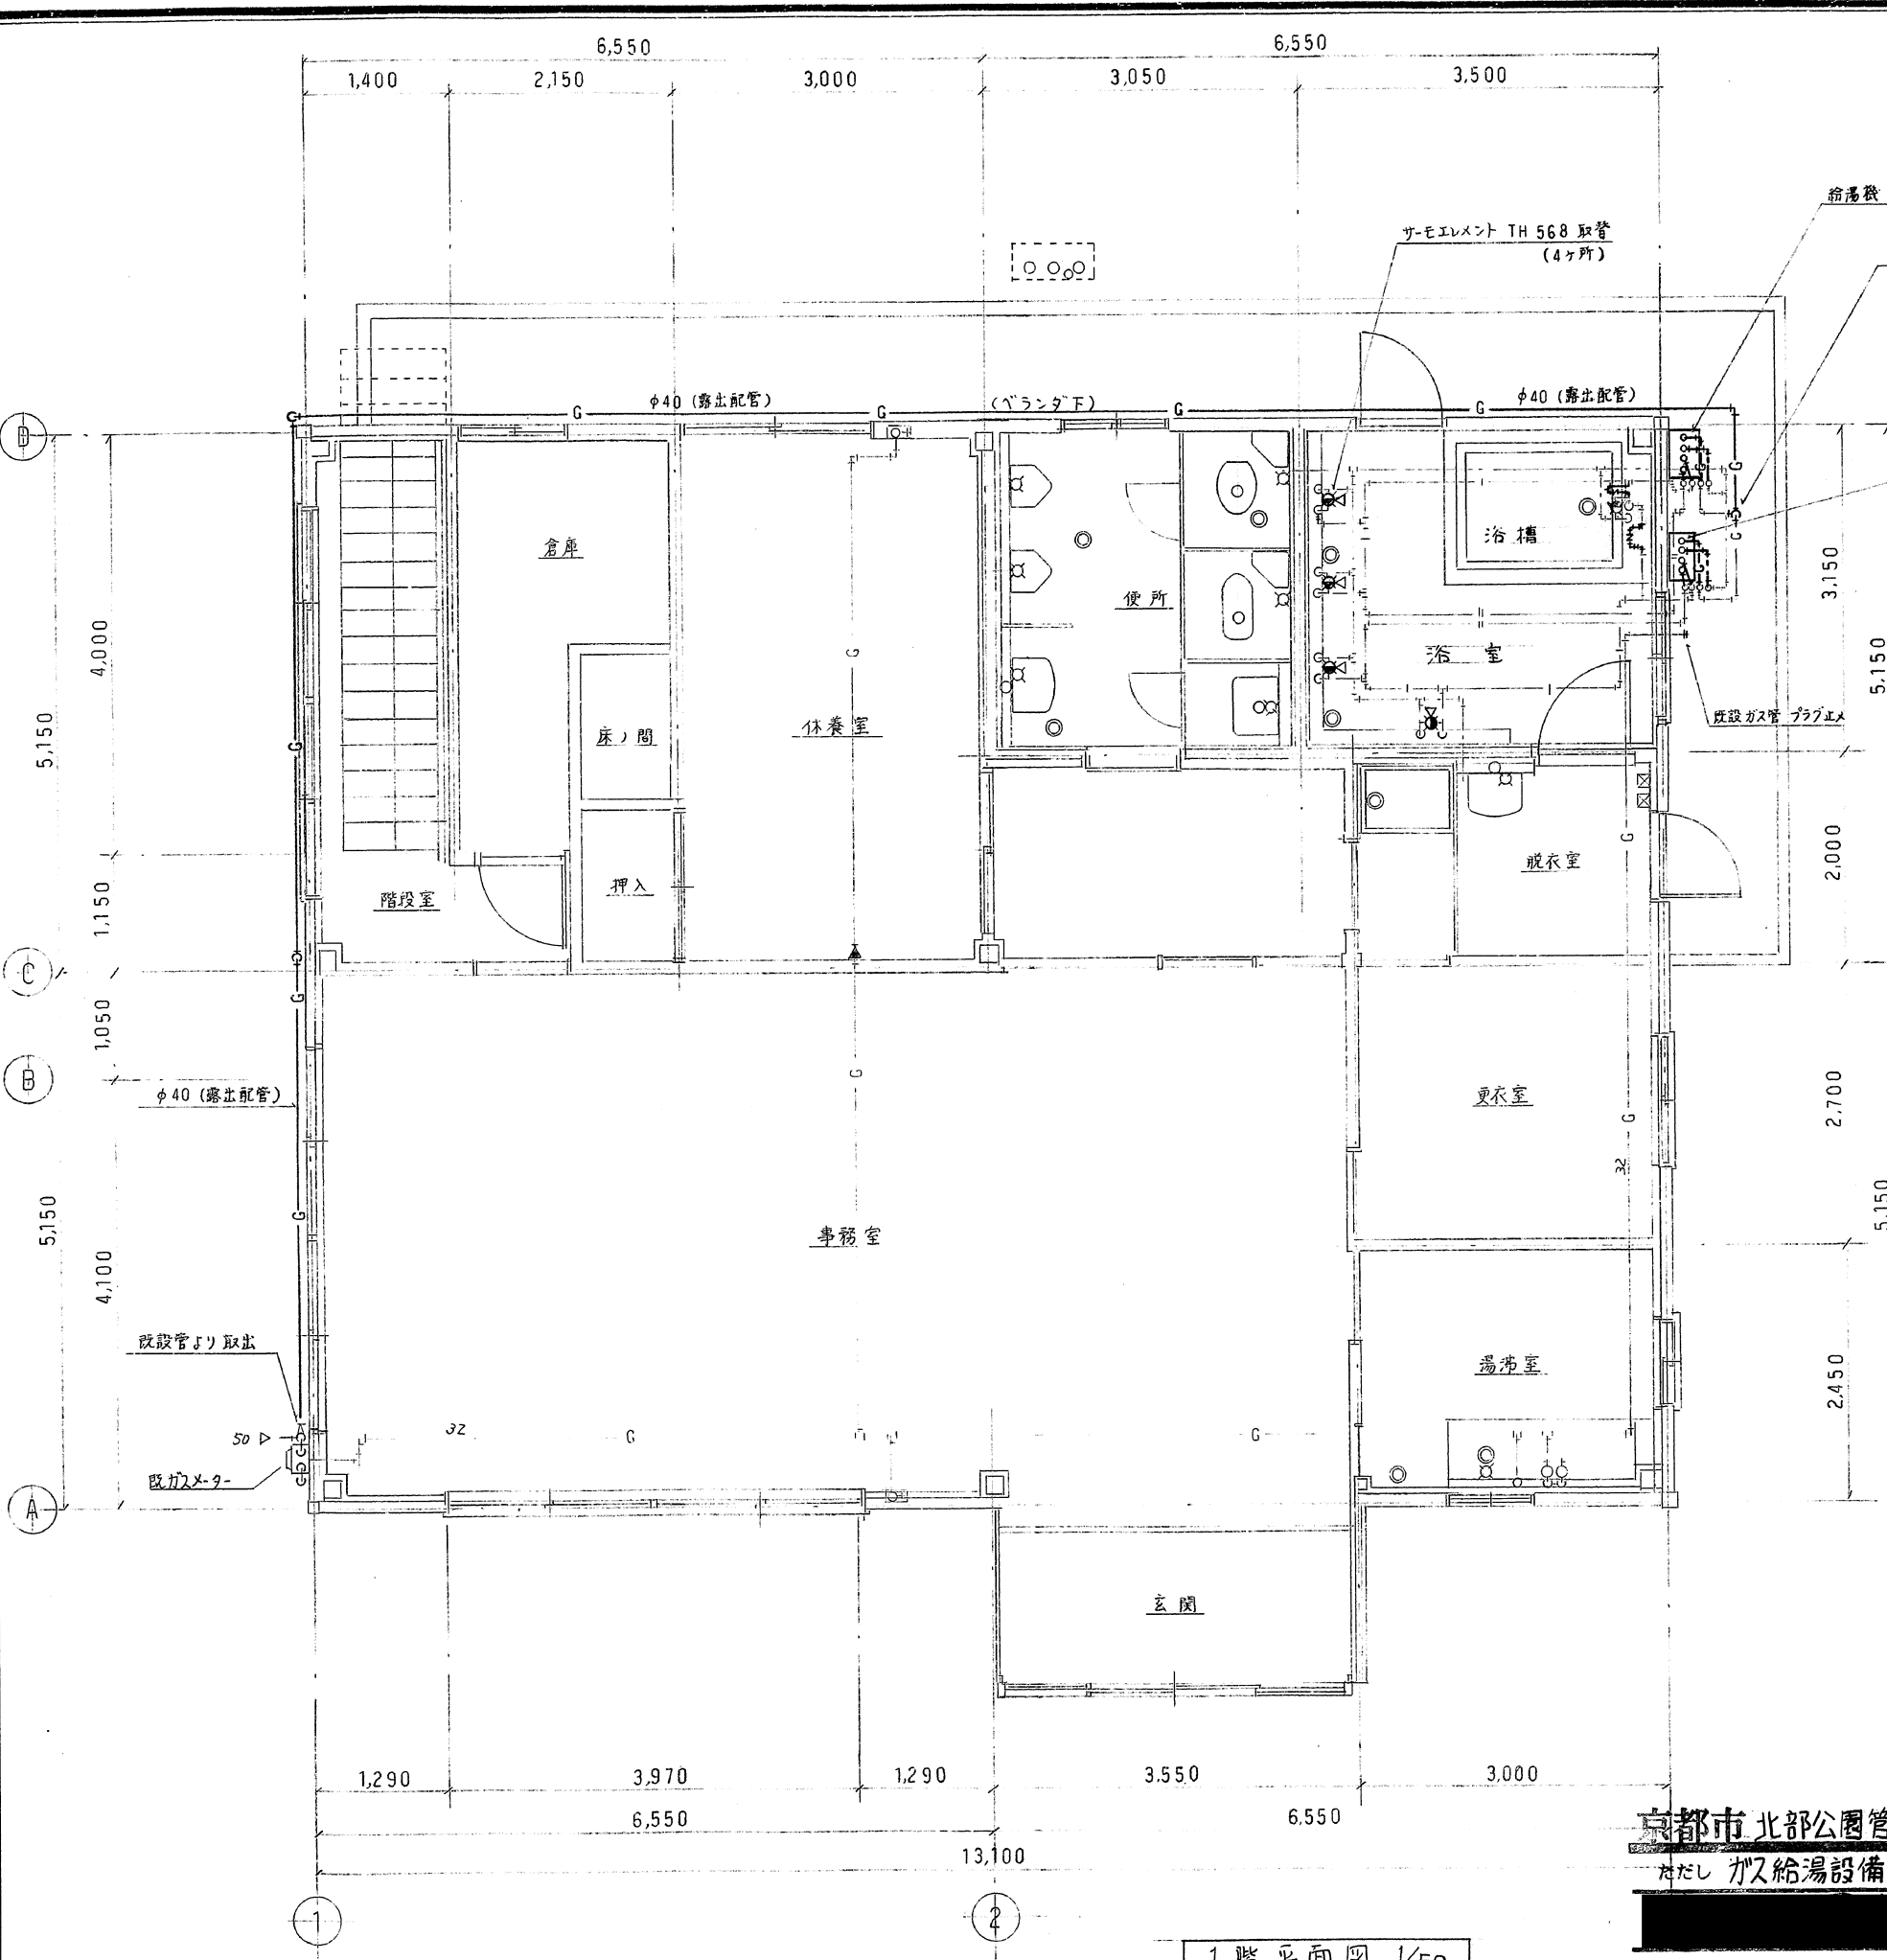

京都市北部公園管理事務所修繕工事設計図
ただし ガス給湯設備工事 縮尺

1階平面図 1/50

10年3月
附近見取図, 1階平面図, 詳細図 No. 1 (1)枚ノ内

備考	設計No.	図面No.	工事名 京都市北部公園管理事務所	縮尺 S=1/50	年月日	検図	担当	製図
----	-------	-------	---------------------	--------------	-----	----	----	----

「衛生器具明細表」


器具名	品番	付 属	数 量	備 考
オートストップシャワーセット	IM745CHRX		4	サーモスタット
2バルブバス水栓	IGB51AAN		1	
化粧鏡	TS119ASAYRS		4	MYボルト付
床排水金物	F-38φ50		2	
"	F-38φ75		1	

注記：上記衛生器具及び配管工事に伴う地盤天井張り替えについては、別途工事とする。


給排水及び給湯設備配管のスラブダイヤ貫通は、本工事とする。

本工事施工場所：1階浴室部分

(浴室内給排水及び給湯配管を基本的に全て取替る)

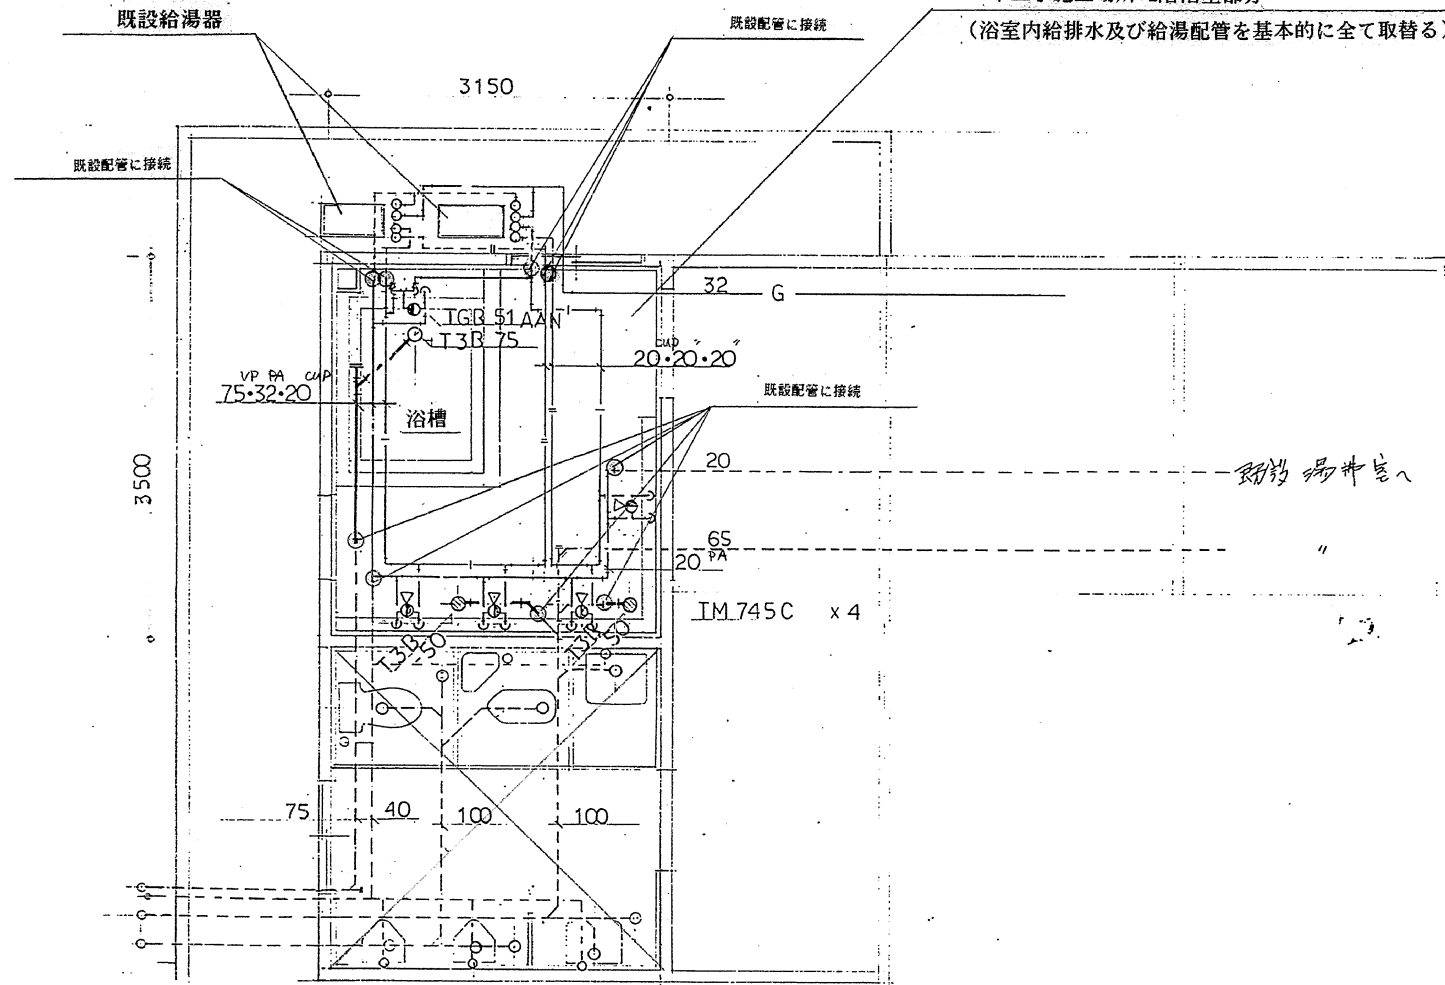


1階浴室詳細平面図 S=1/50

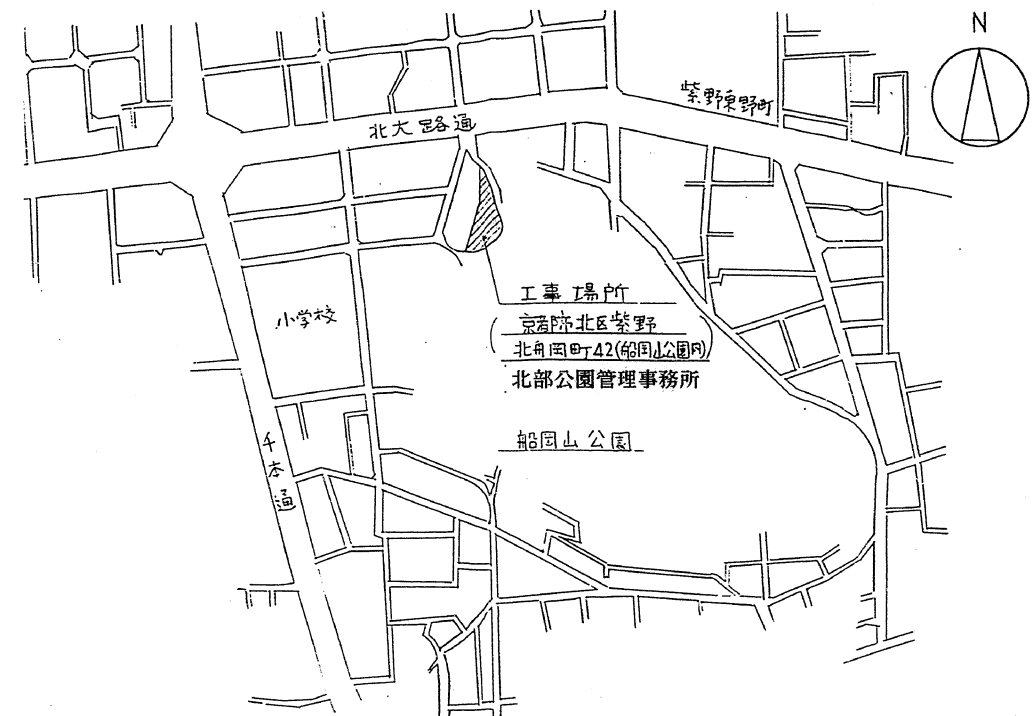

附近見取図

付近見取図

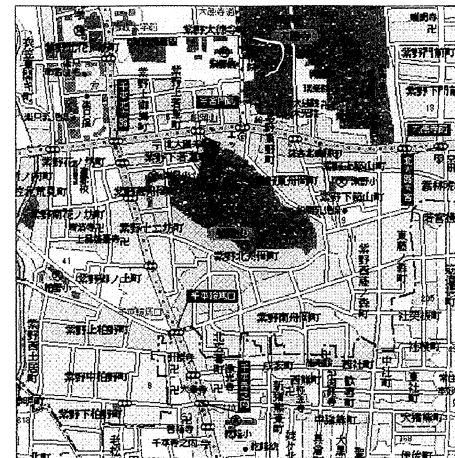

北部公園管理事務所整備工事

竣工図



ただし、ガス管改修工事

4/7 枚/内



平成 17 年 3 月

付近見取図、配置図


縮尺 N/S

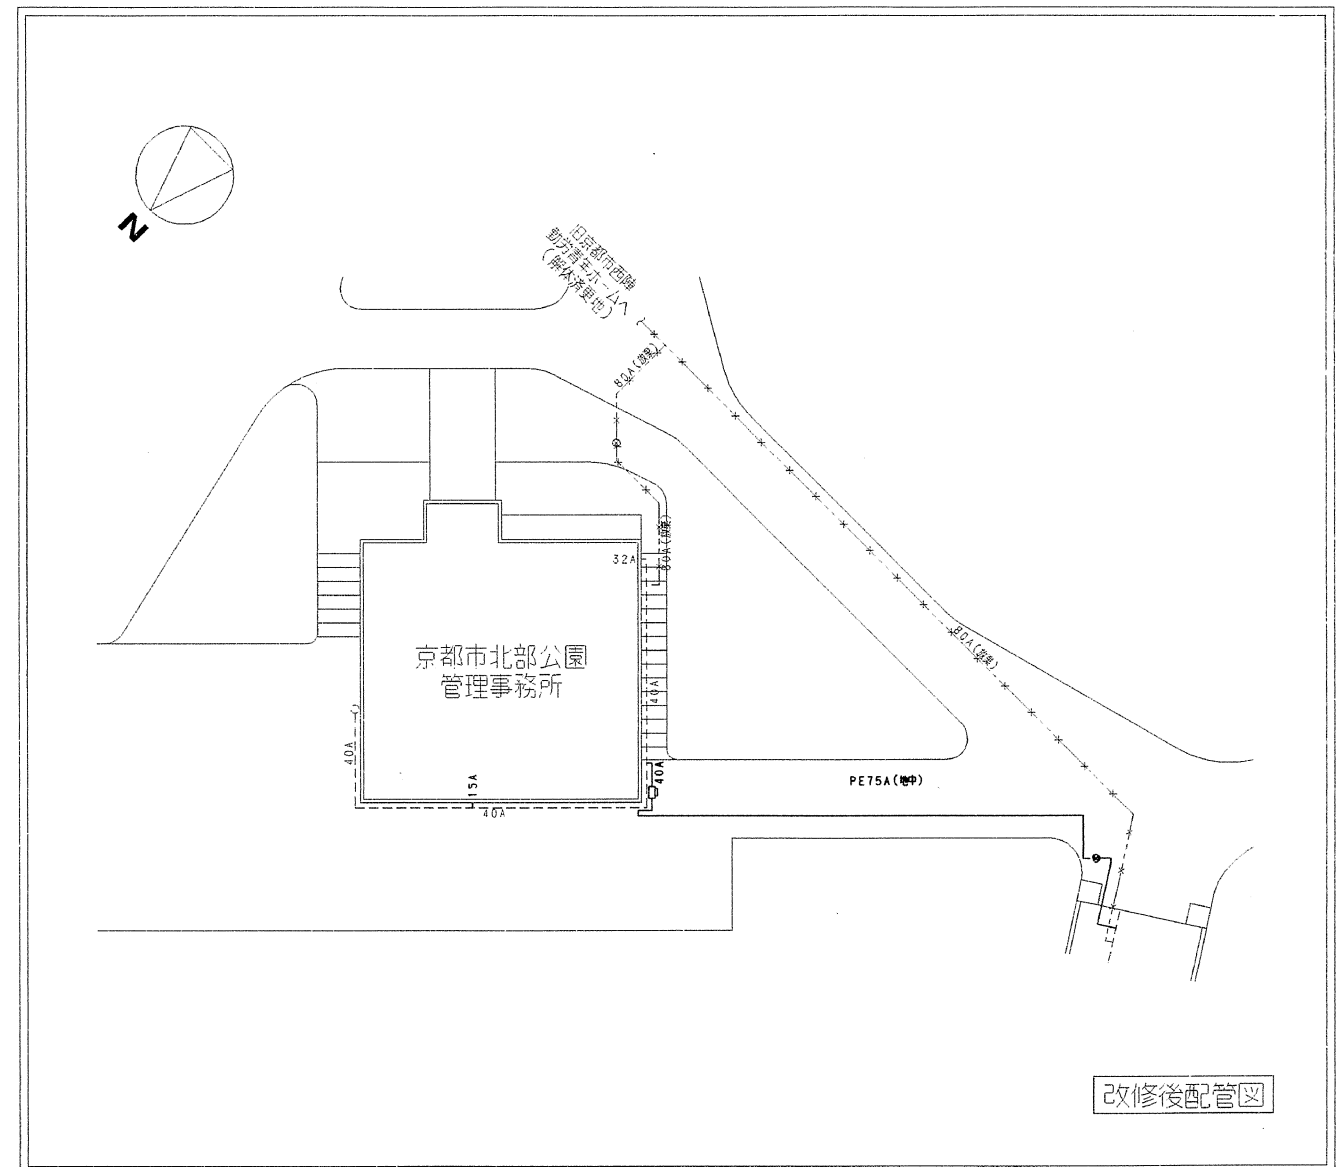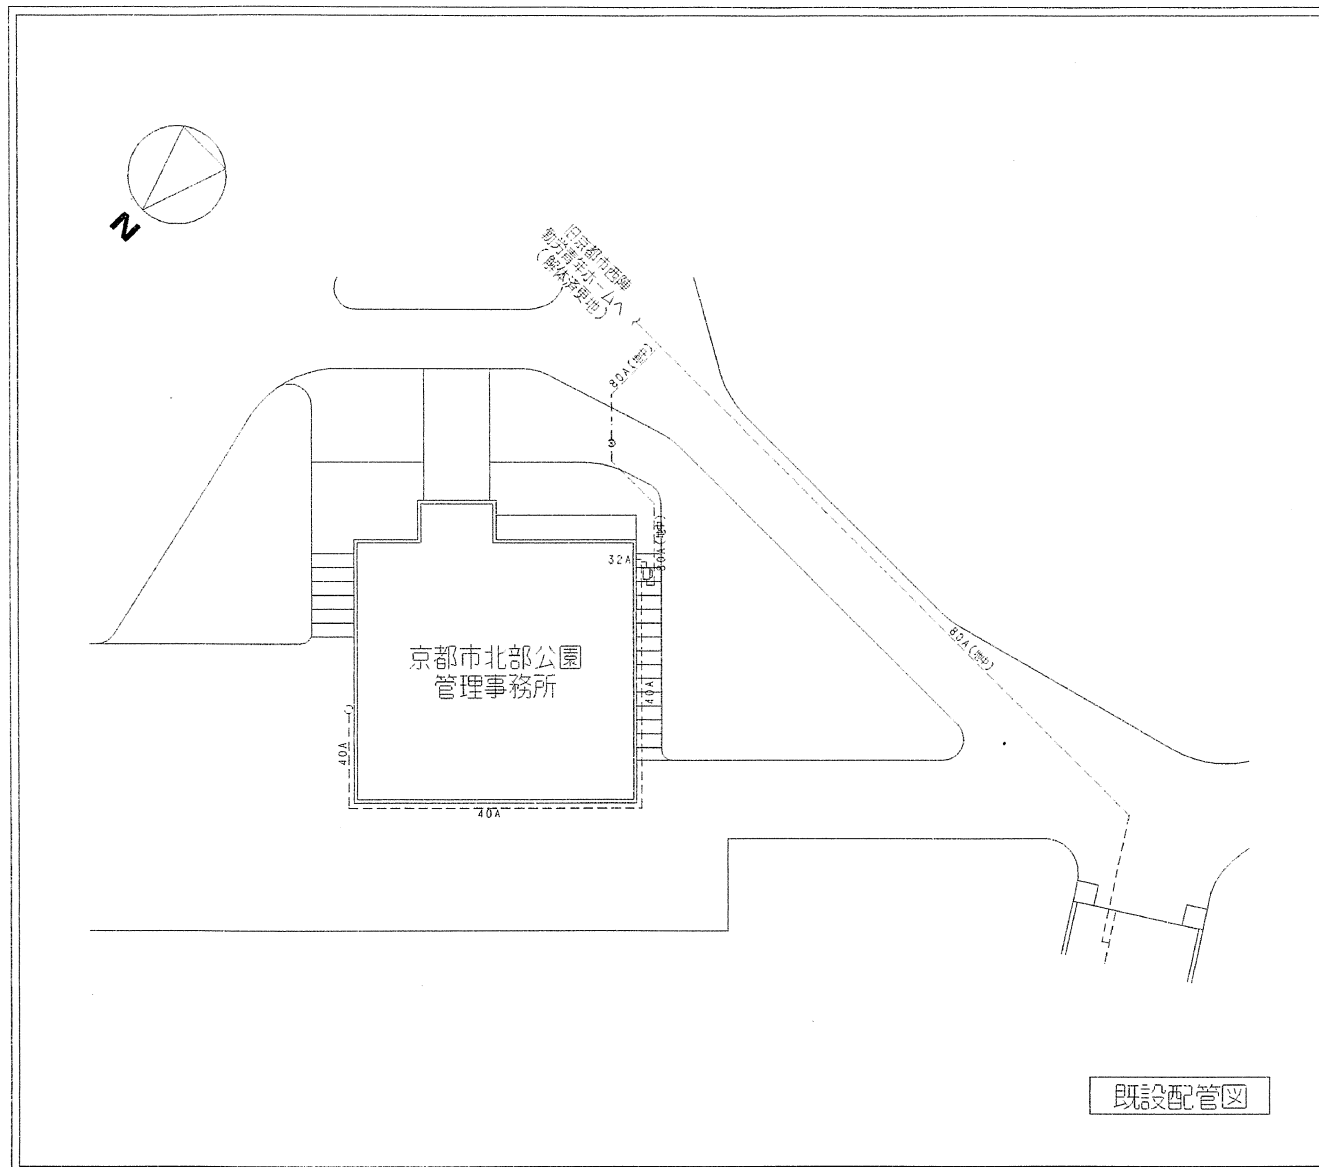

凡例	——	新設管 (PE, PLP, ELP, SGP)	⊗	ダイヤモンドカッター貫通
	----	既設管	○	その他貫通
	+++	撤去管	▨	CON舗装掘削、復旧 洗出仕上げ
	---	放棄管	▧	アスファルト舗装掘削、復旧
	—●—	絶縁継手	▤	庭石移設、復旧 (CON掘削、復旧含)
	⊗	既設管取出・接続	国産品	既設部品
	⊕	プロテクター撤去	* 地中埋設配管より立ち上がり部分はELP管	

  



(2)

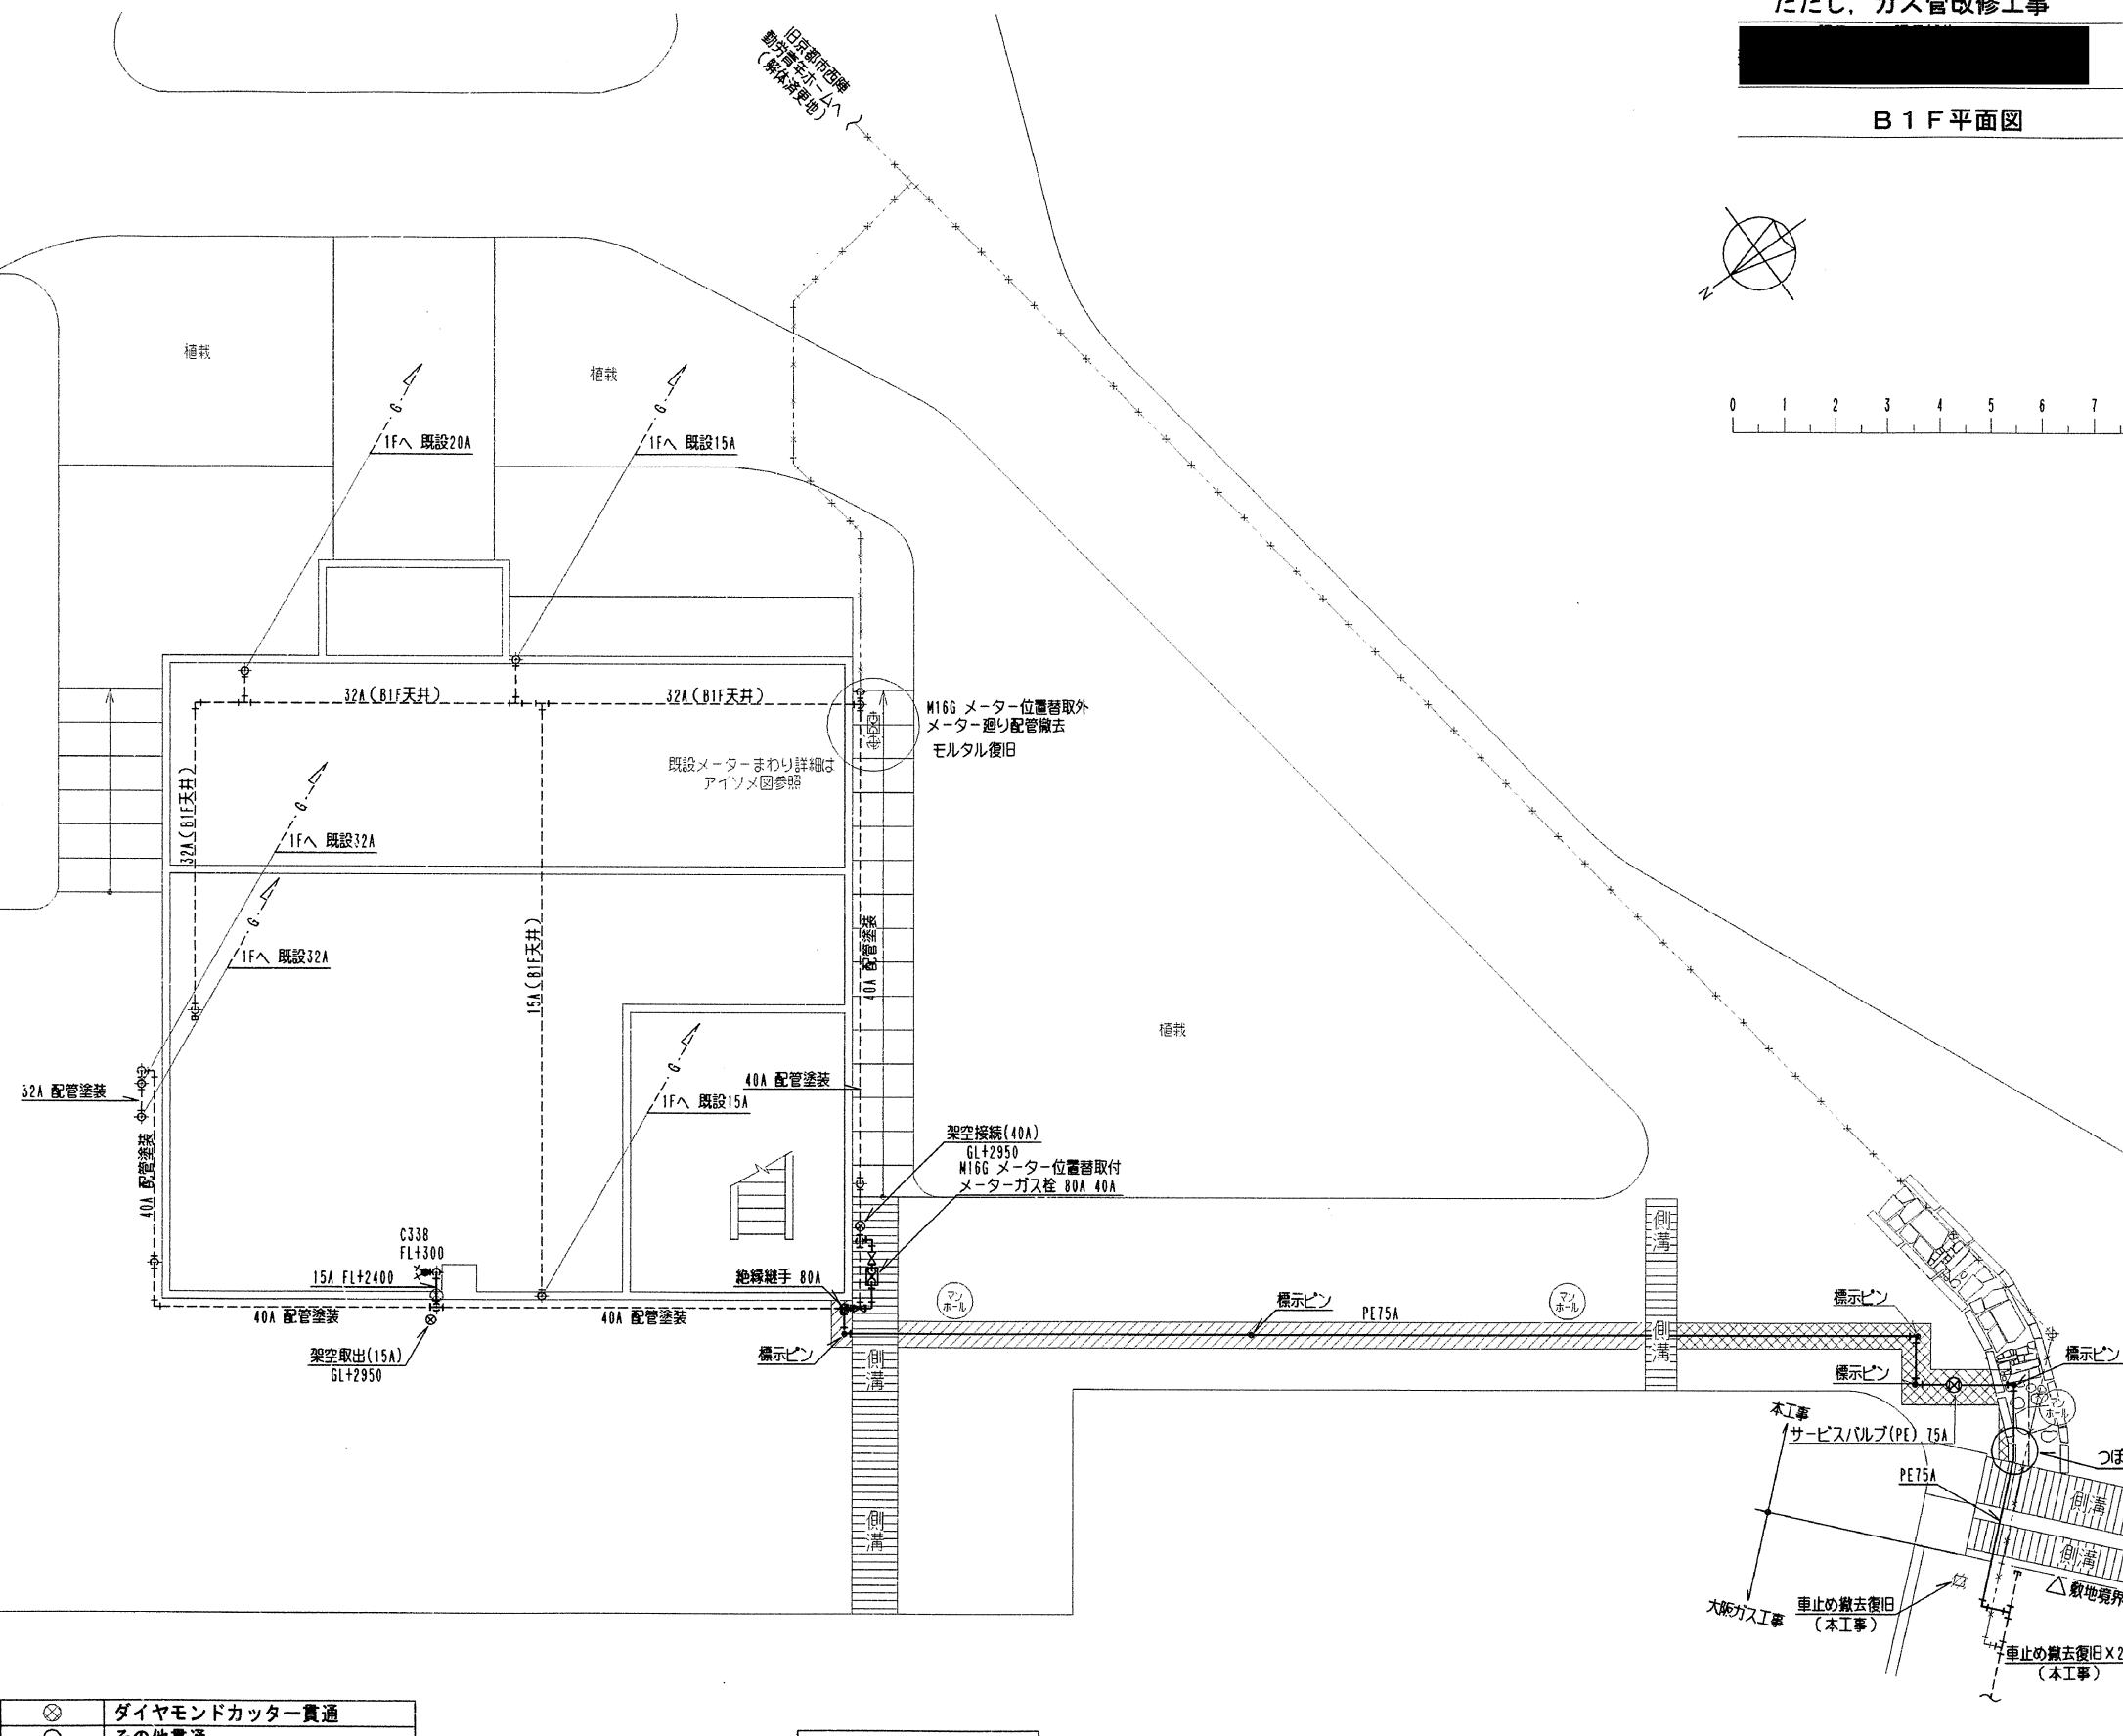


屋外既設配管塗装

凡例	———	新設管 (PE, PLP, ELP, SGP)	⊗	ダイヤモンドカッター貫通
	-----	既設管	○	その他貫通
	///	撤去管	⊗	CON舗装掘削・復旧 洗出仕上げ
	-----	放棄管	⊗	アスファルト舗装掘削・復旧
	—●—	絶縁継手	□	底石移設・復旧 (CON掘削・復旧含)
	⊕	既設管取出・接続	□	既設部品
	⊗	プロテクター撤去	* 地中埋設配管より立ち上がり部分はELP管	

  B 1 F 平面図: 1/100




(a)

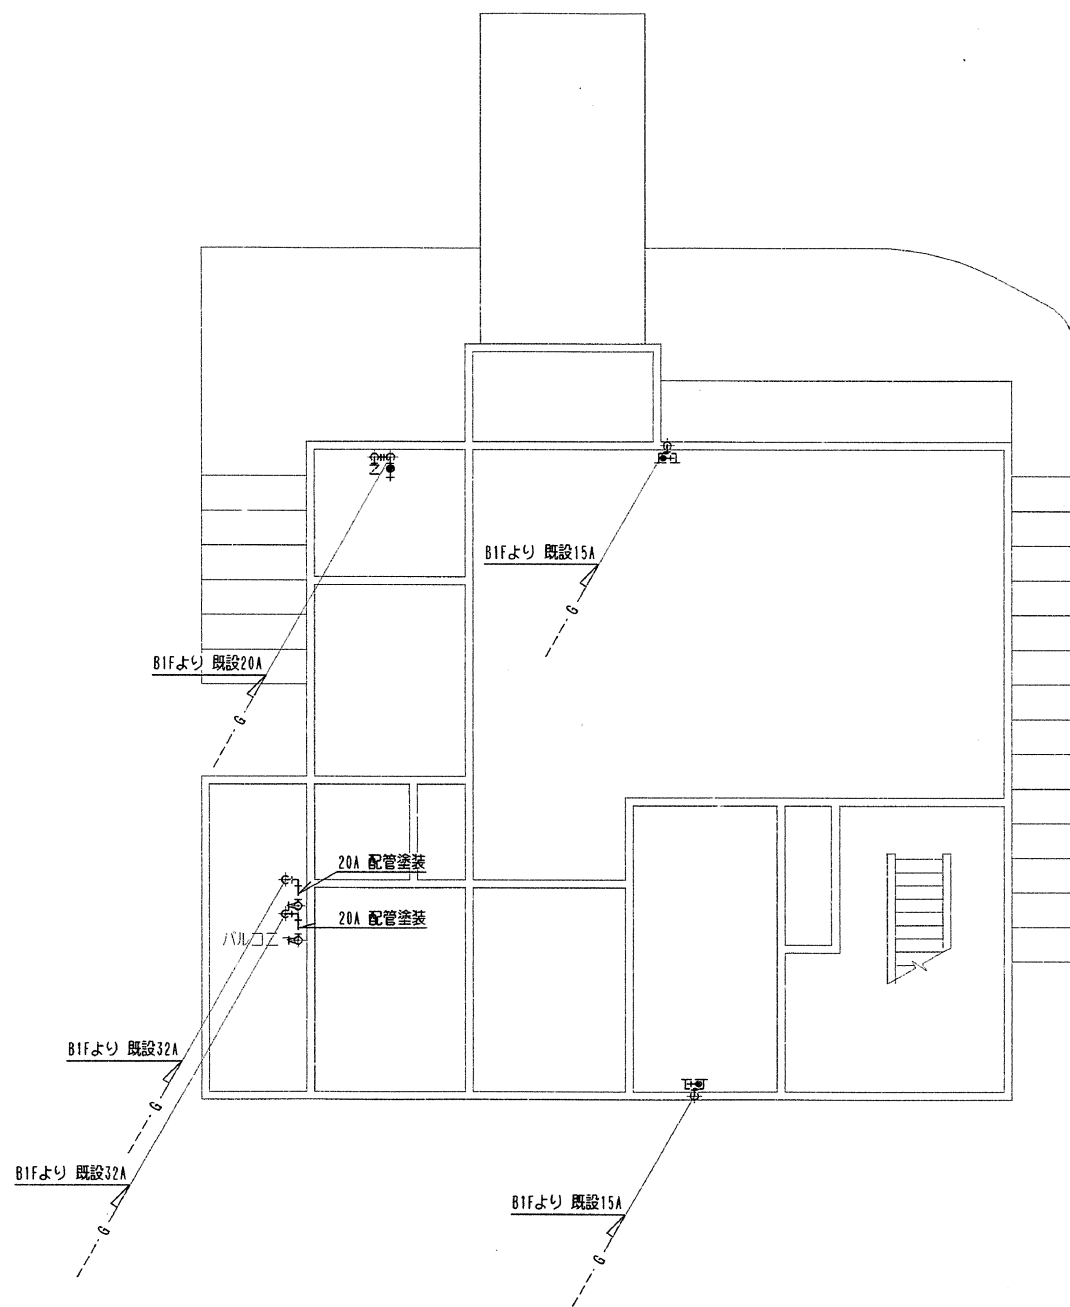

屋外既設配管塗装

凡例		新設管(PE, PLP, ELP, SGP)		ダイヤモンドカッター貫通
		既設管		その他貫通
		撤去管		CON舗装掘削、復旧 洗出仕上げ
		放棄管		アスファルト舗装掘削、復旧
		絶縁継手		底石移設、復旧(CON掘削、復旧含)
		既設管取出・接続		既設部品
		プロテクター撤去	* 地中埋設配管より立ち上がり部分はELP管	

1 F 平面図：1/100

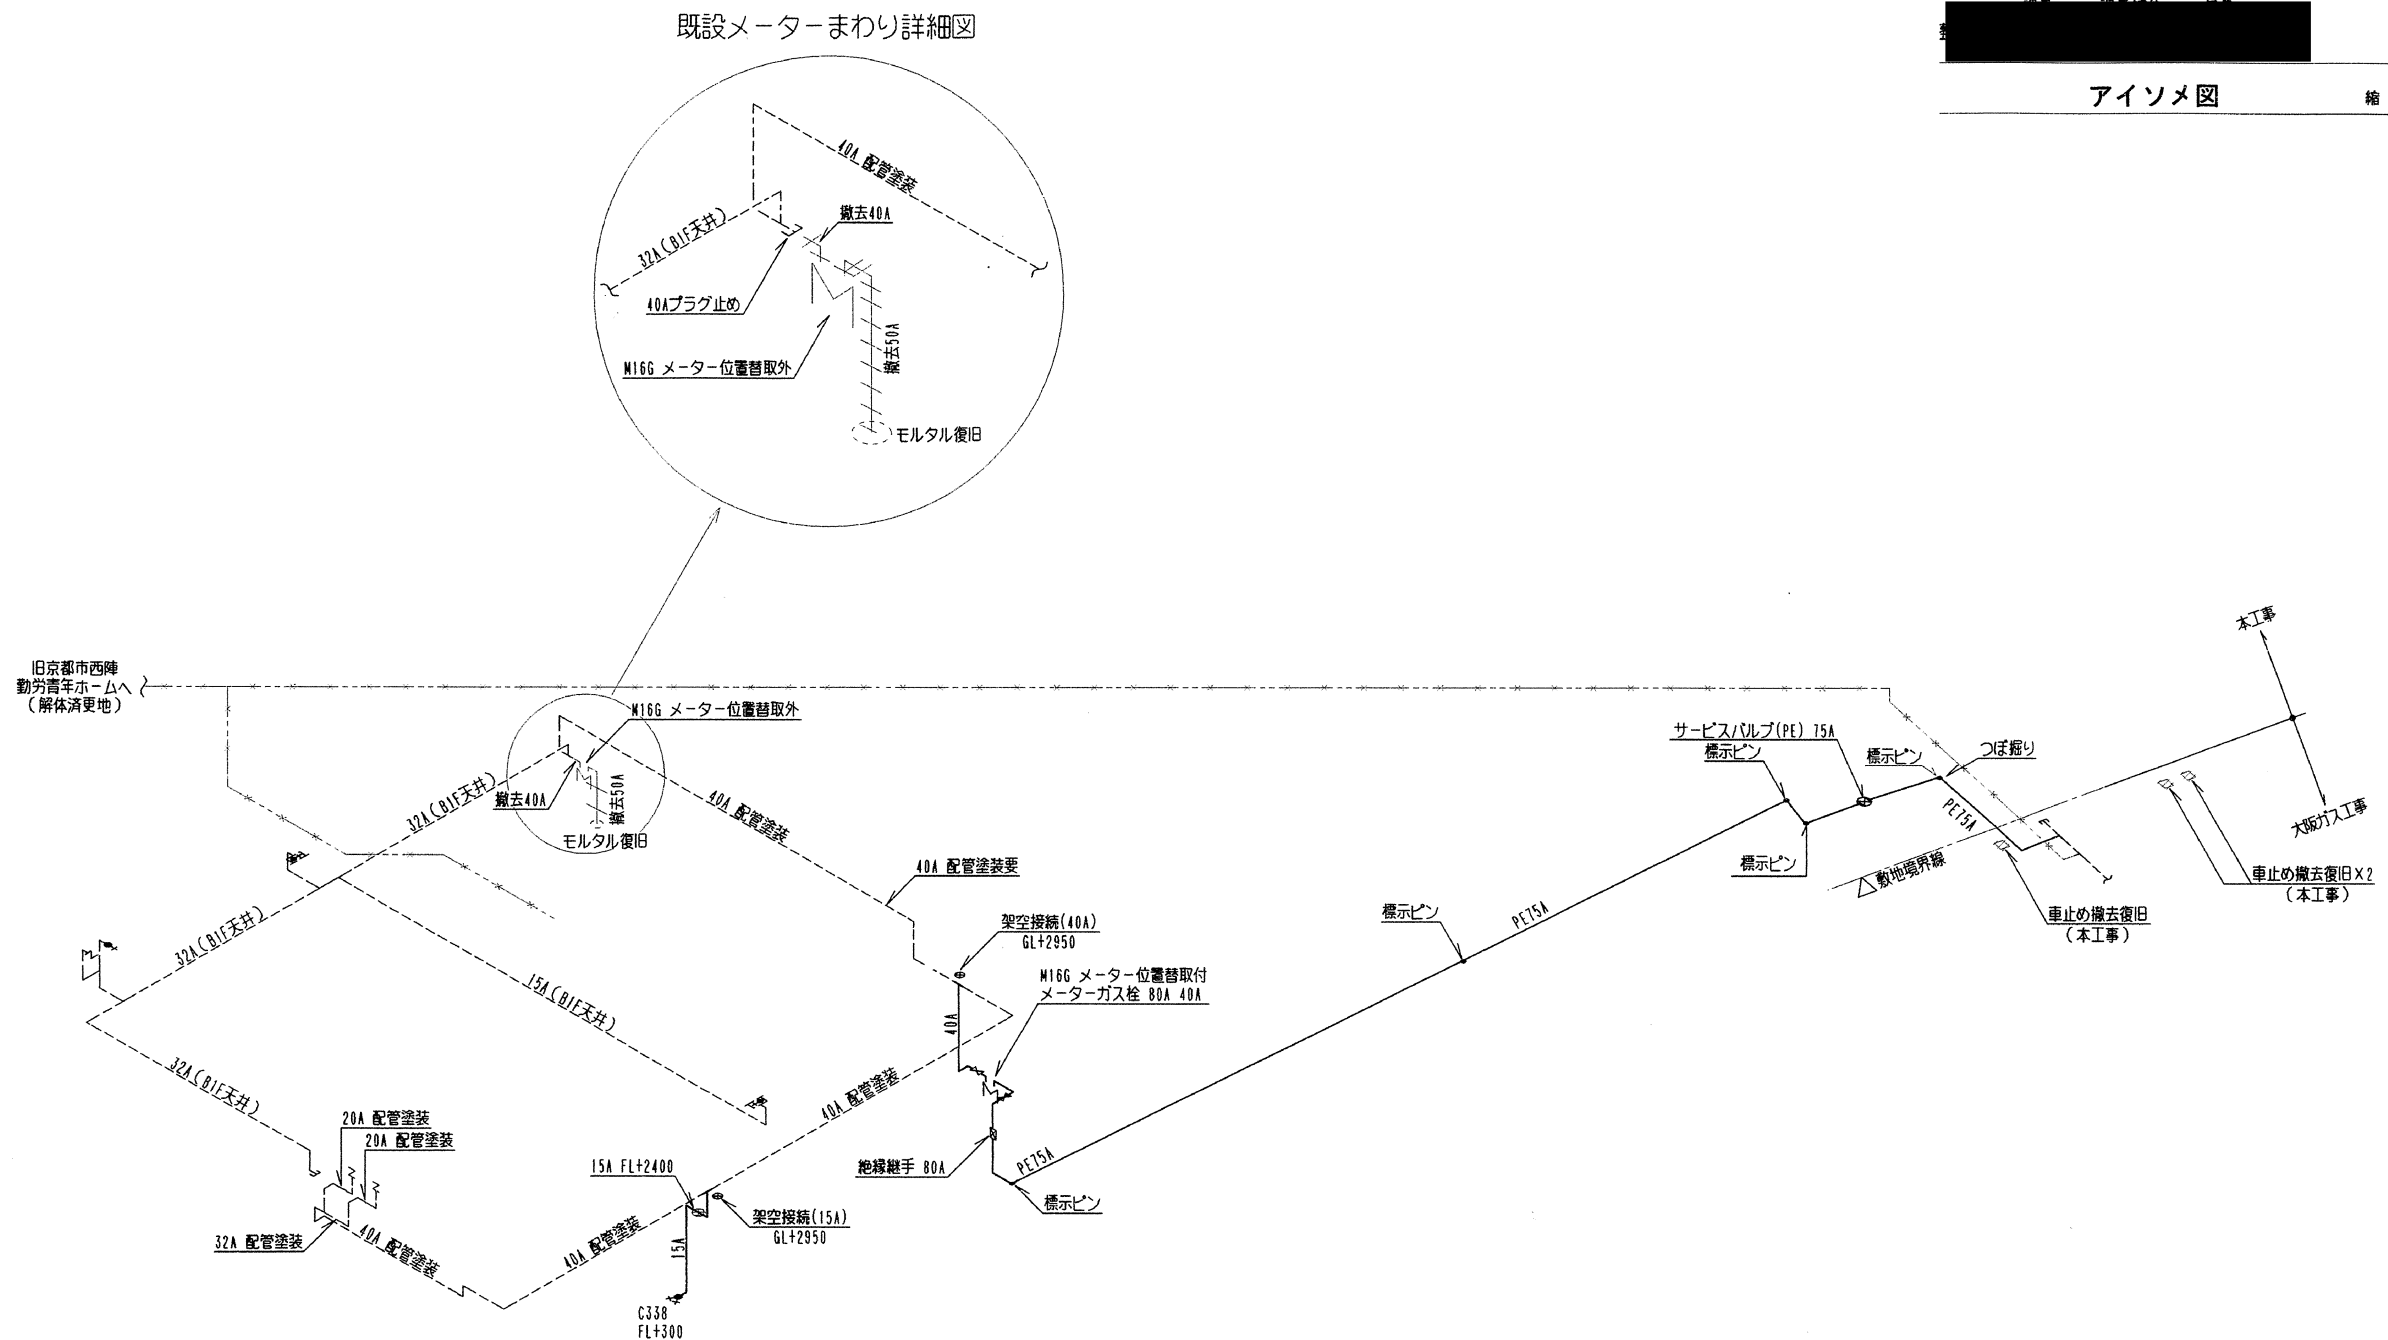

アイソメ $\boxtimes$

凡例	———	新設管(PE、PLP、ELP、SGP)	⊗	ダイヤモンドカッター貫通
	----	既設管	○	その他貫通
	///	撤去管	⊗	CON舗装掘削、復旧 洗出仕上げ
	→→→	放棄管	⊗	アスファルト舗装掘削、復旧
	—●—	絶縁継手	—	底石移設、復旧(CON掘削、復旧含)
	⊗	既設管取出・接続	図面無し	既設部品
	⊗	プロテクター撤去	* 地中埋設配管より立ち上がり部分はELP管	