



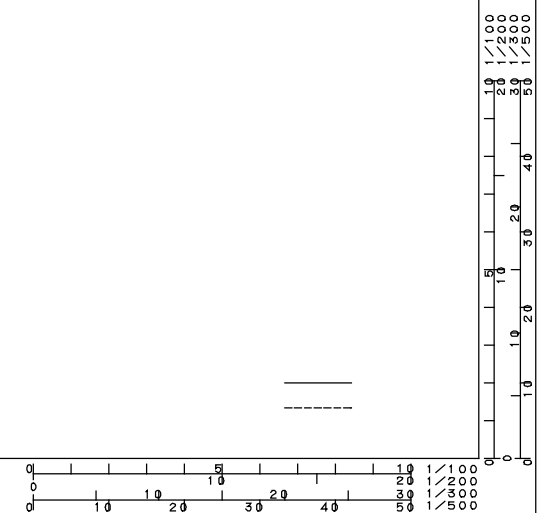
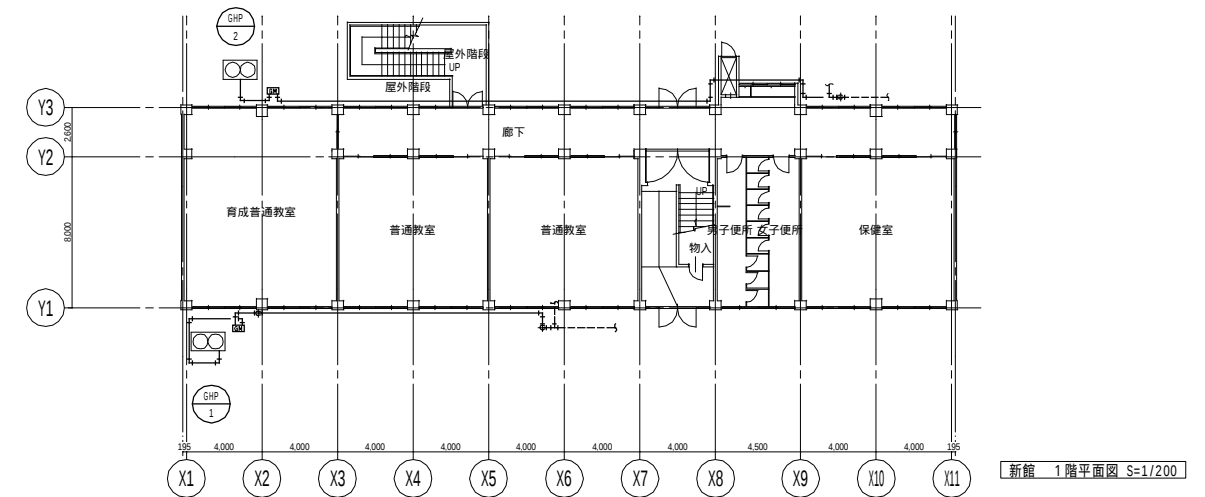


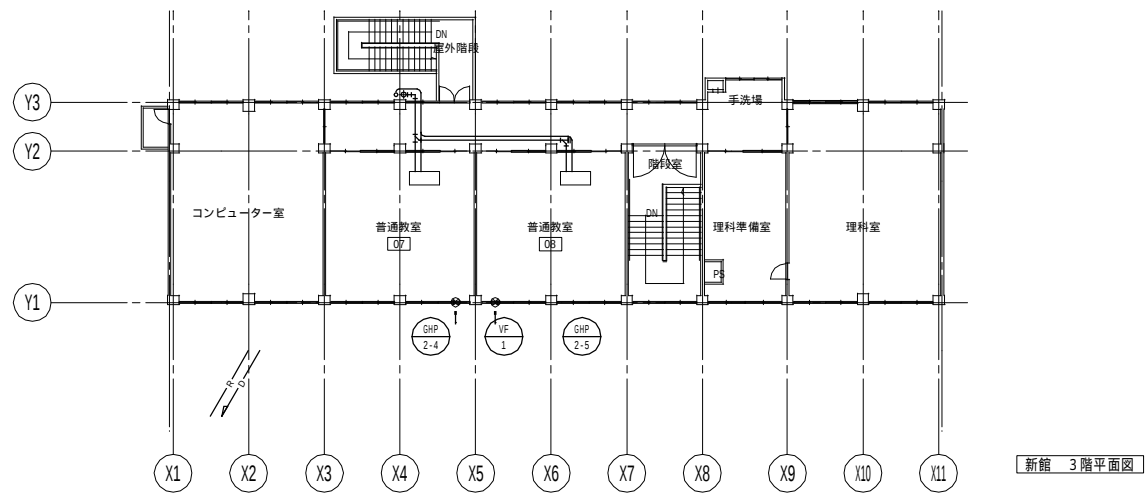

京都市		017	京極小学校	工事完成図
機械設備工事		縮尺	1/300.1/200	
課長	課長補佐・係長	係員	平成18年8月	
配置図(ガス配管図)			No. 2	

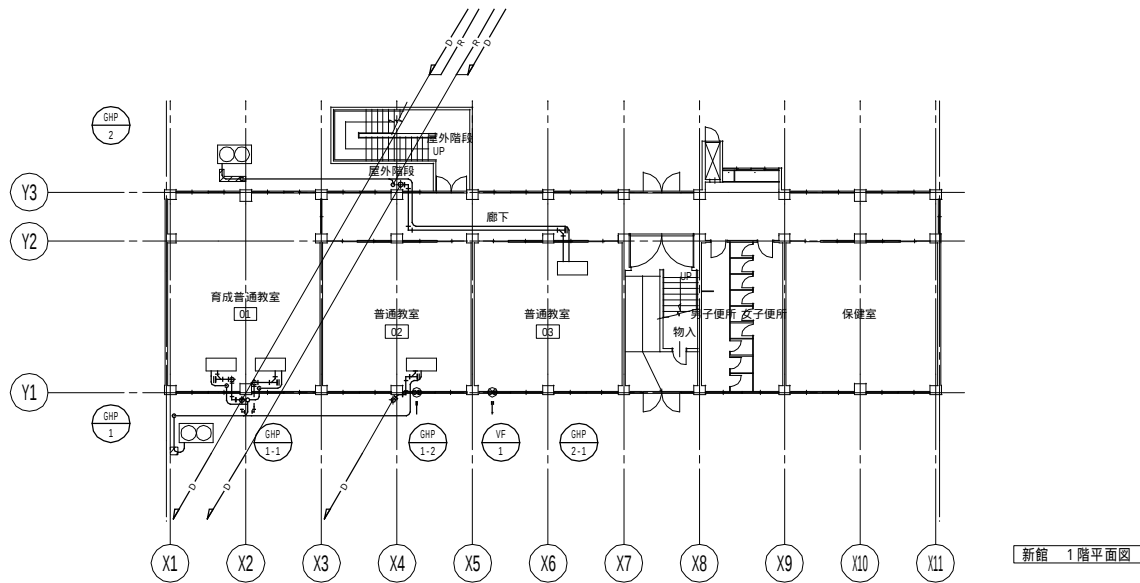

 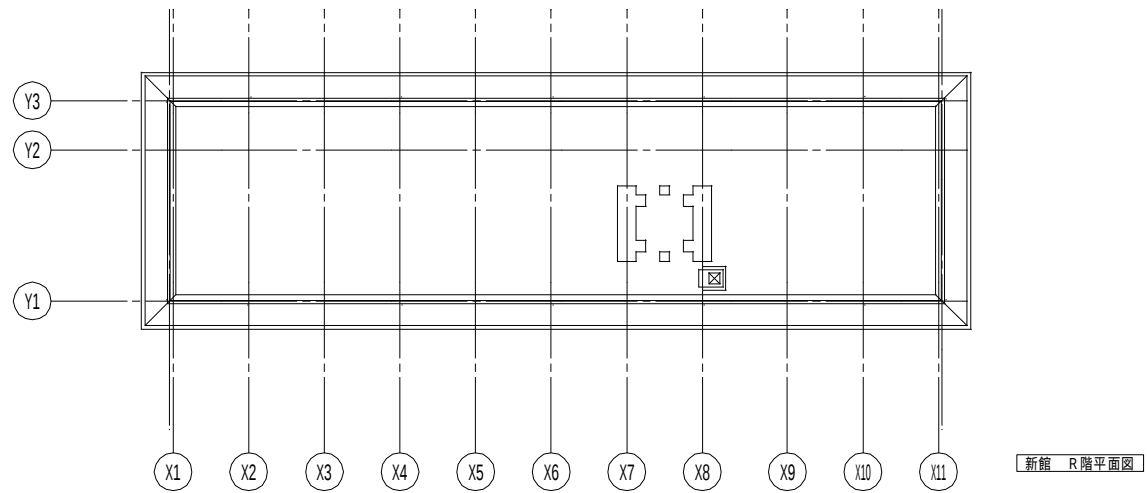




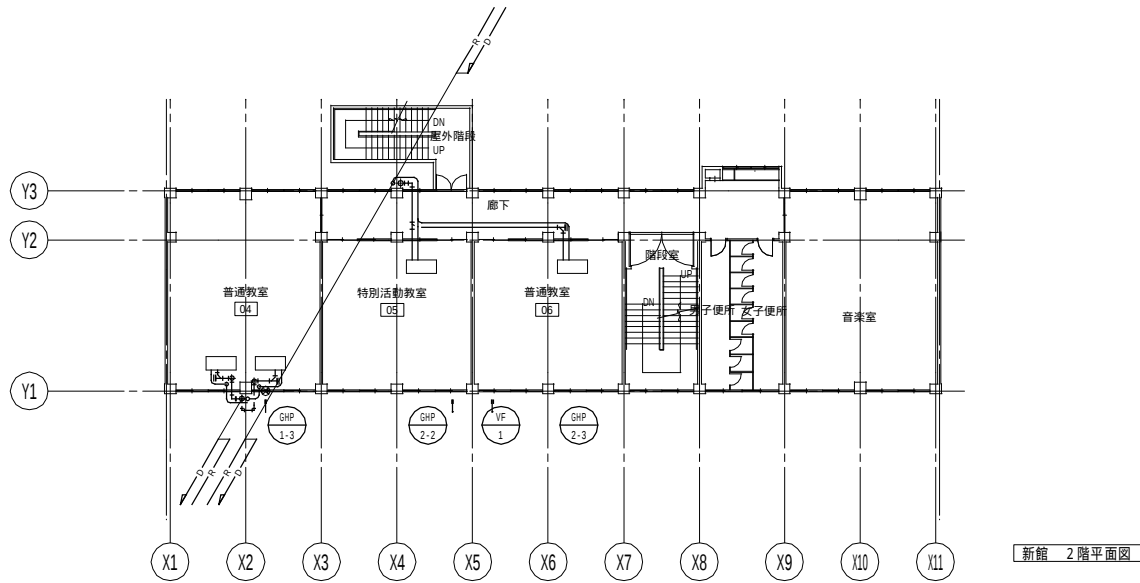


新館 北側立面図




新館 南側立面図




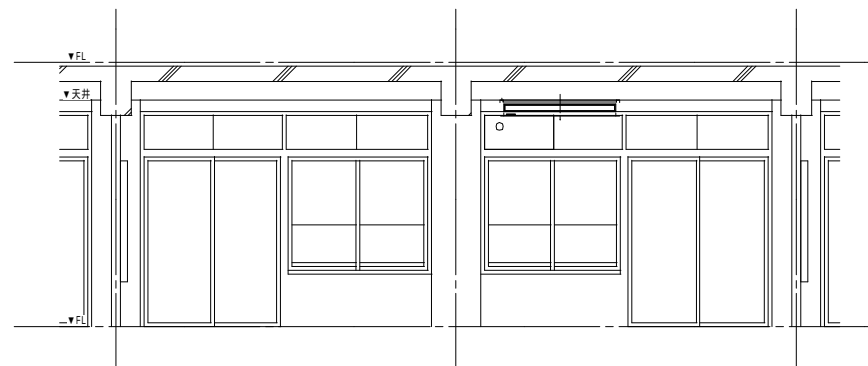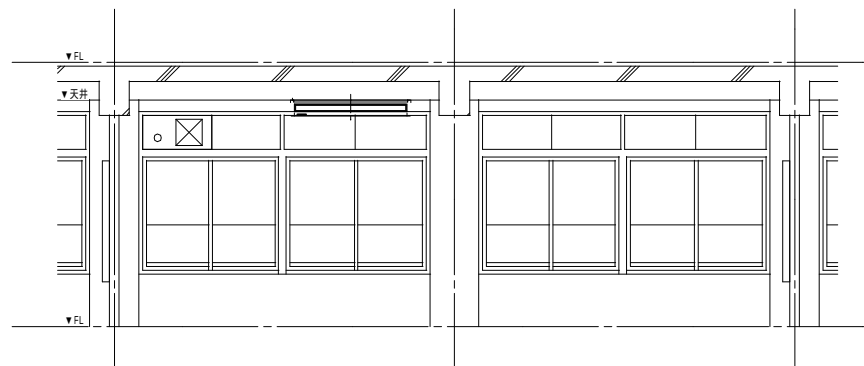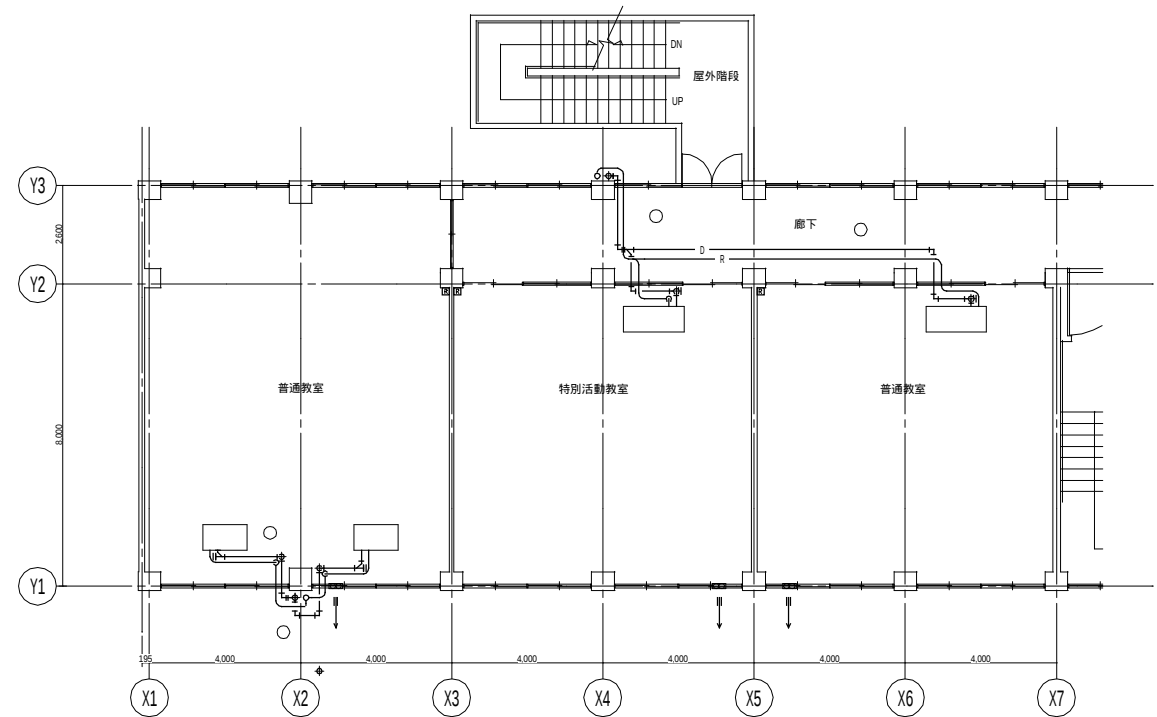

教室内機器配置標準図 S=1/50

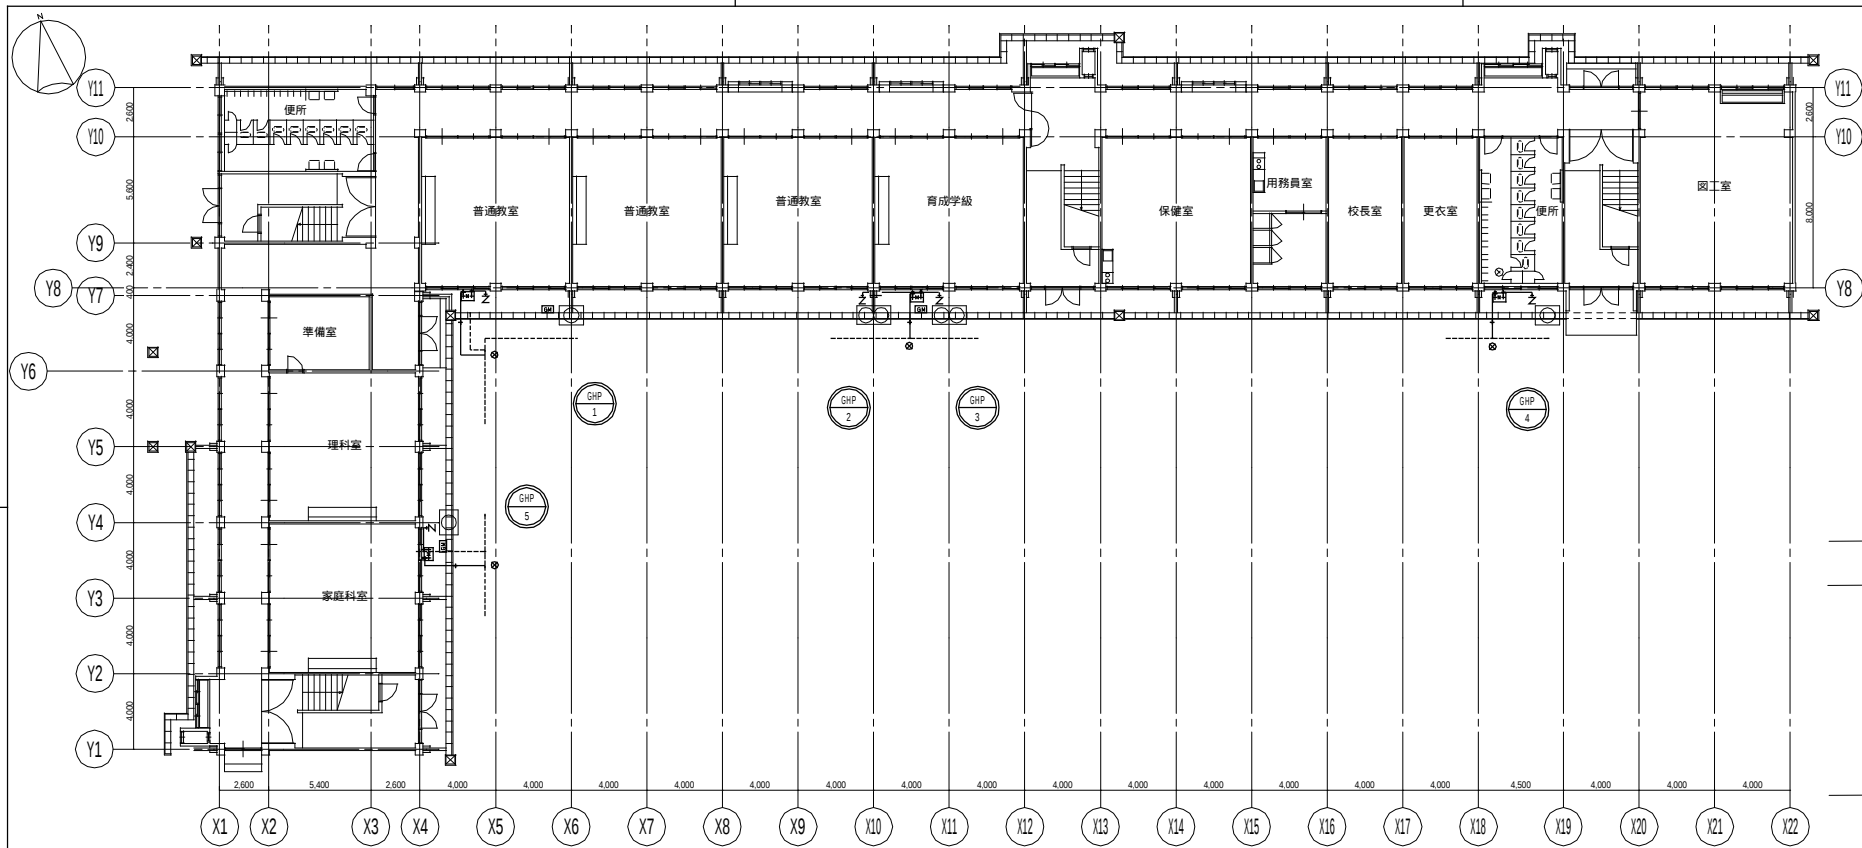


本館・西校舎 1階平面図 S=1/200

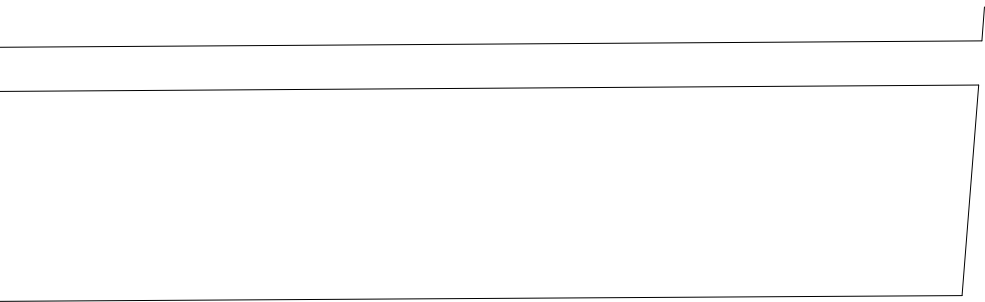


京都市 143 伏見住吉小学校			
機械設備工事		縮尺 1/300, 1/200	
課長	課長補佐・係長	係員	平成18年8月
配置図(ガス配管図)		No. 2	


【京都市立学校耐震化PFI事業】

要求水準書 資料3 PFIエアコンの位置図(伏見住吉小学校)

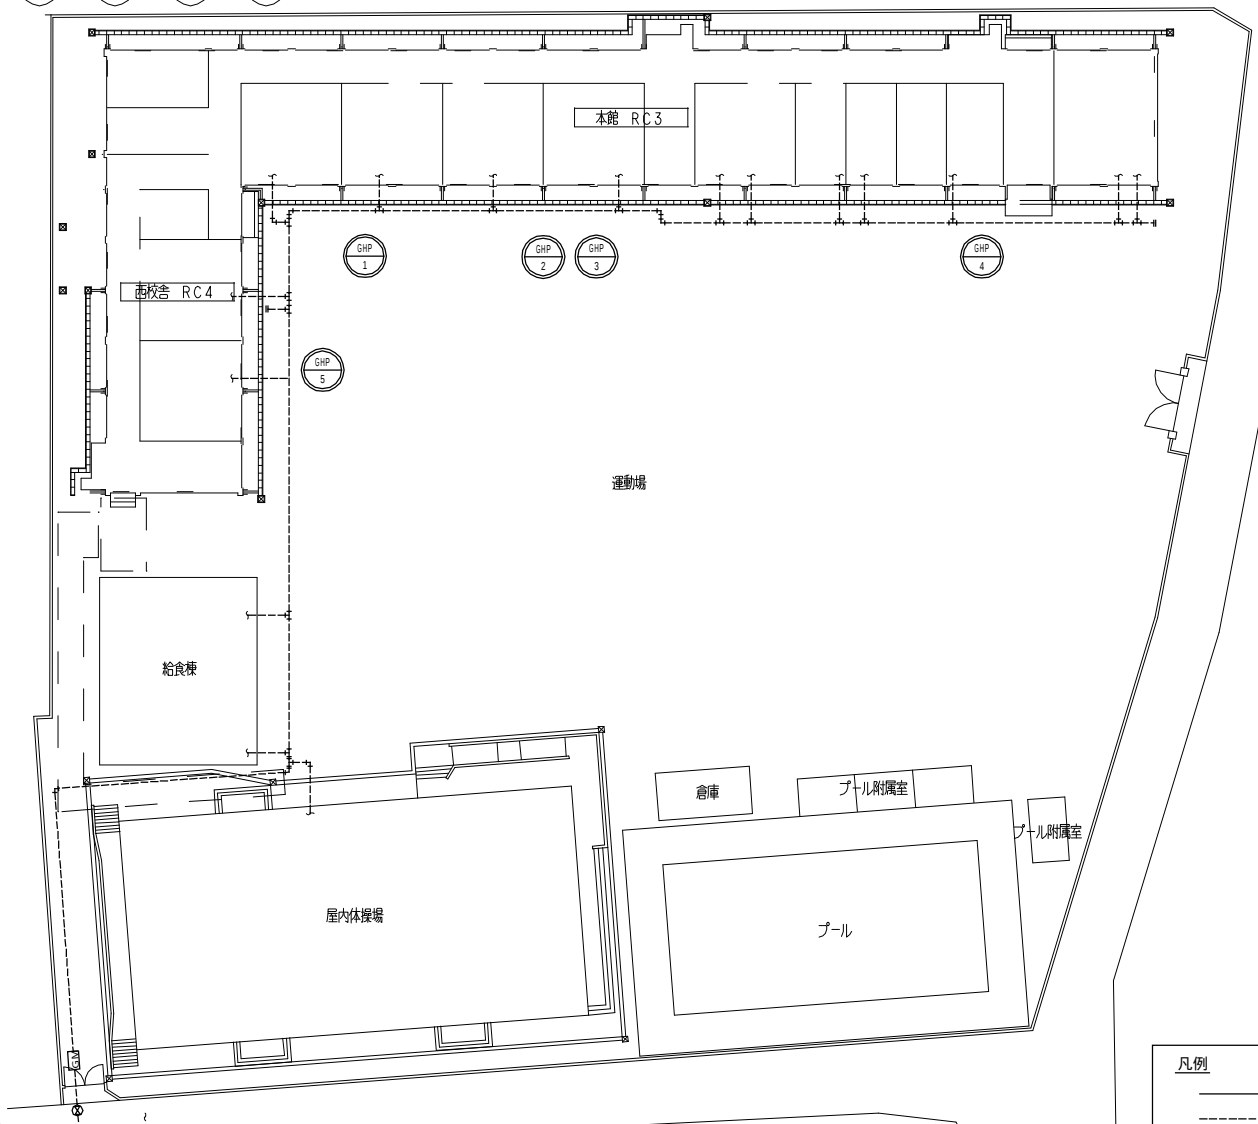


配置図 S:1/300

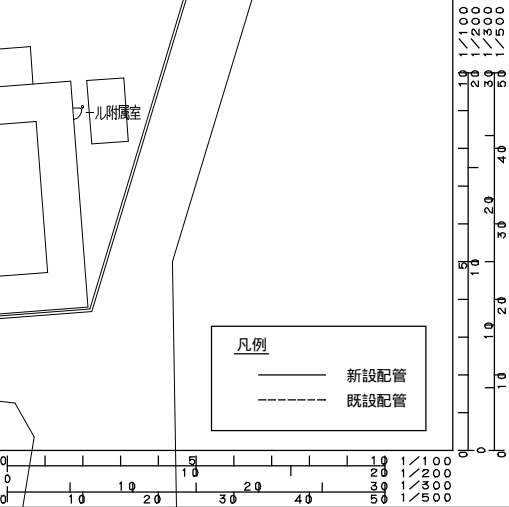


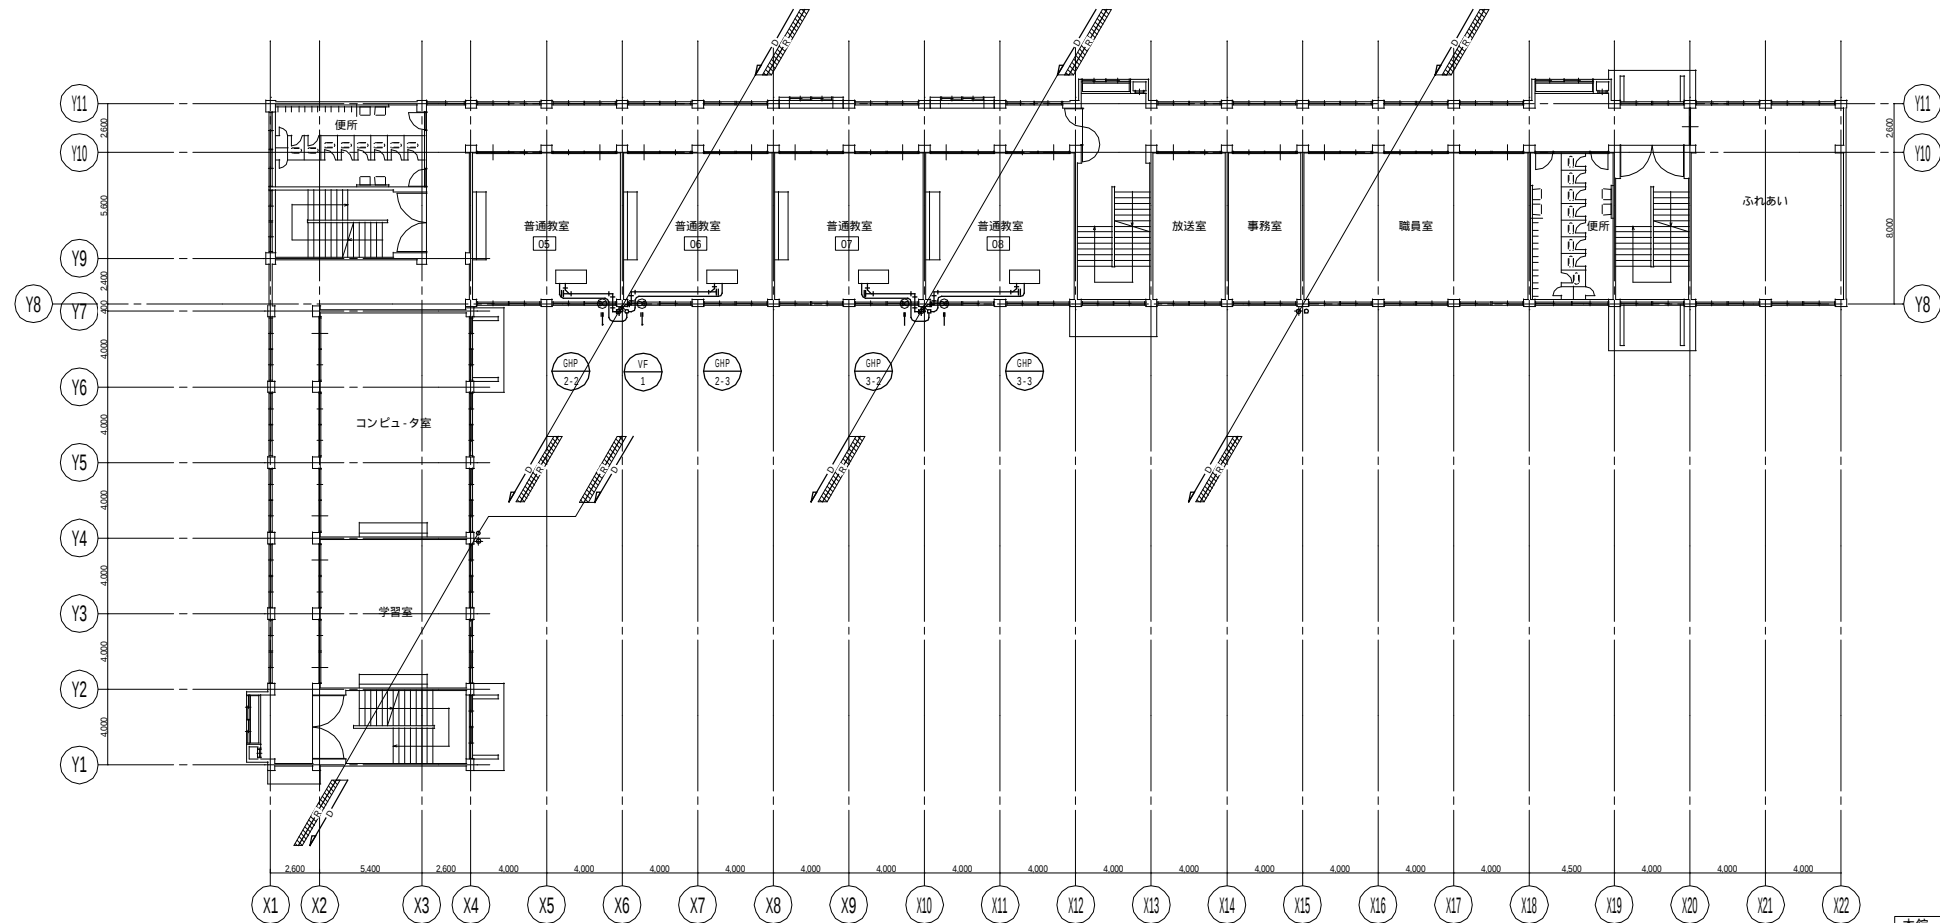


本館・西校舎 2階平面図

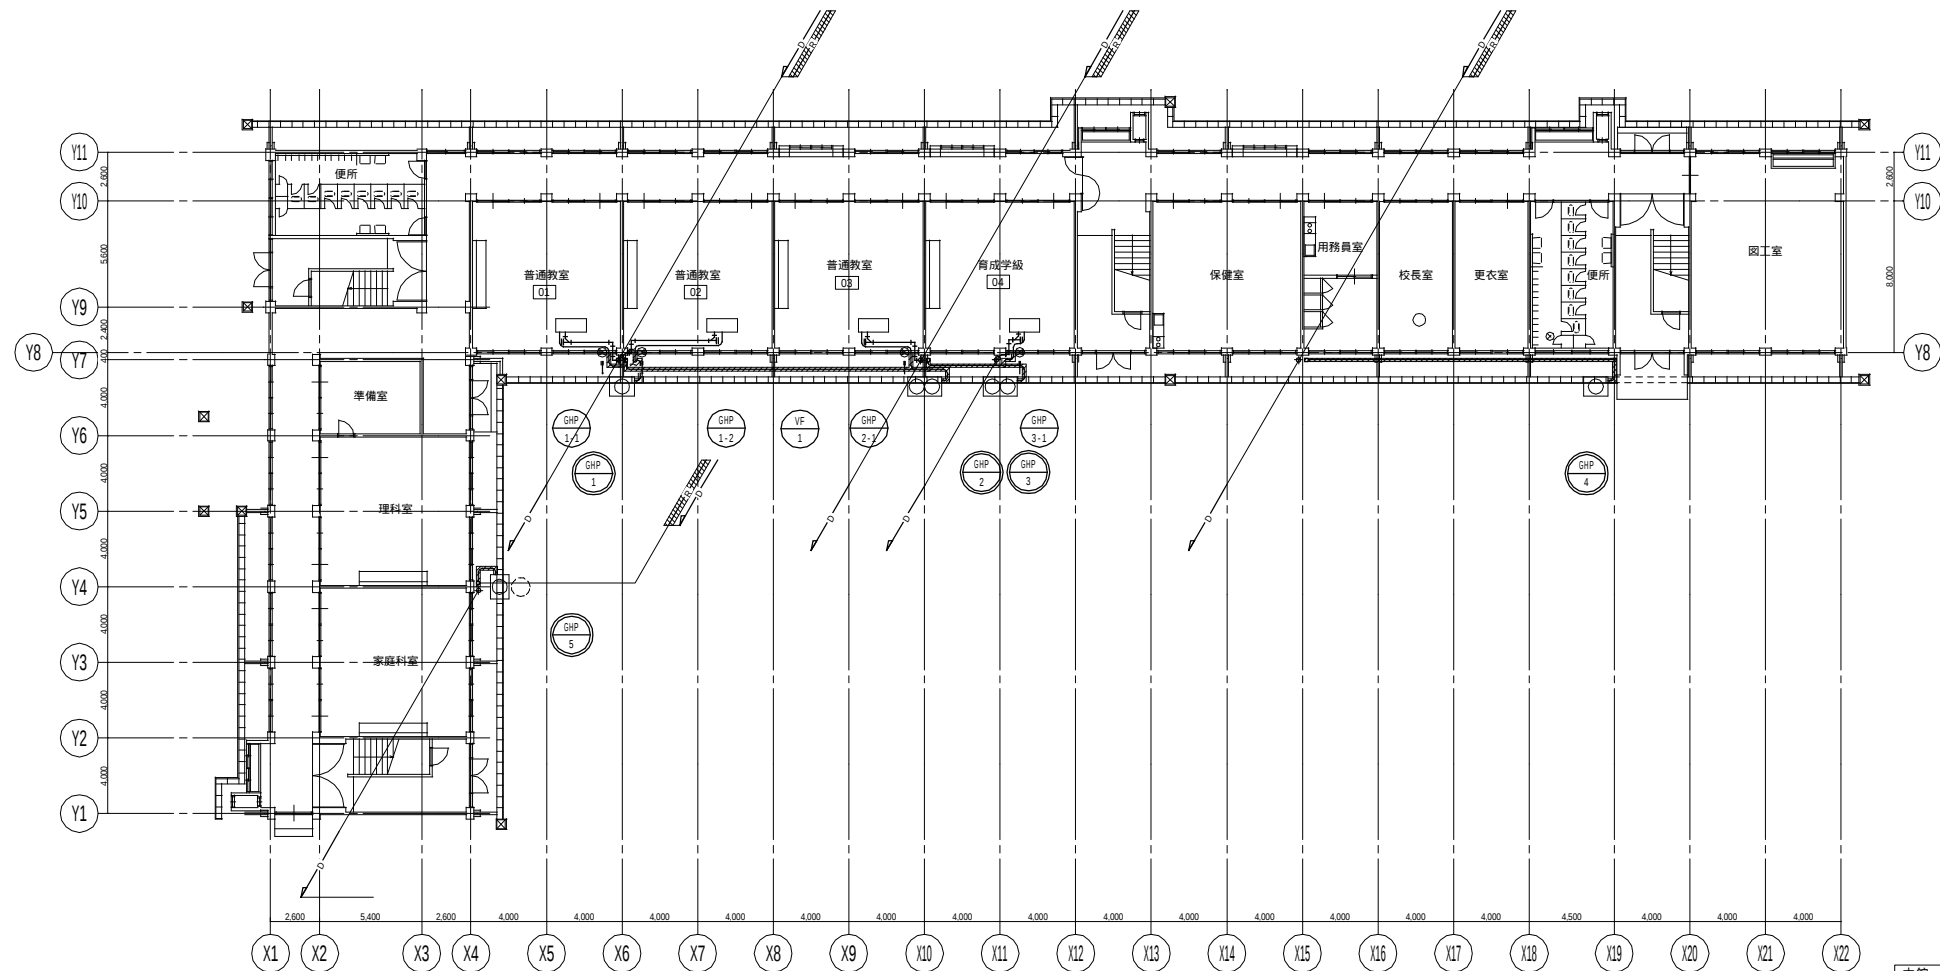


本館・西校舎 1階平面図

 


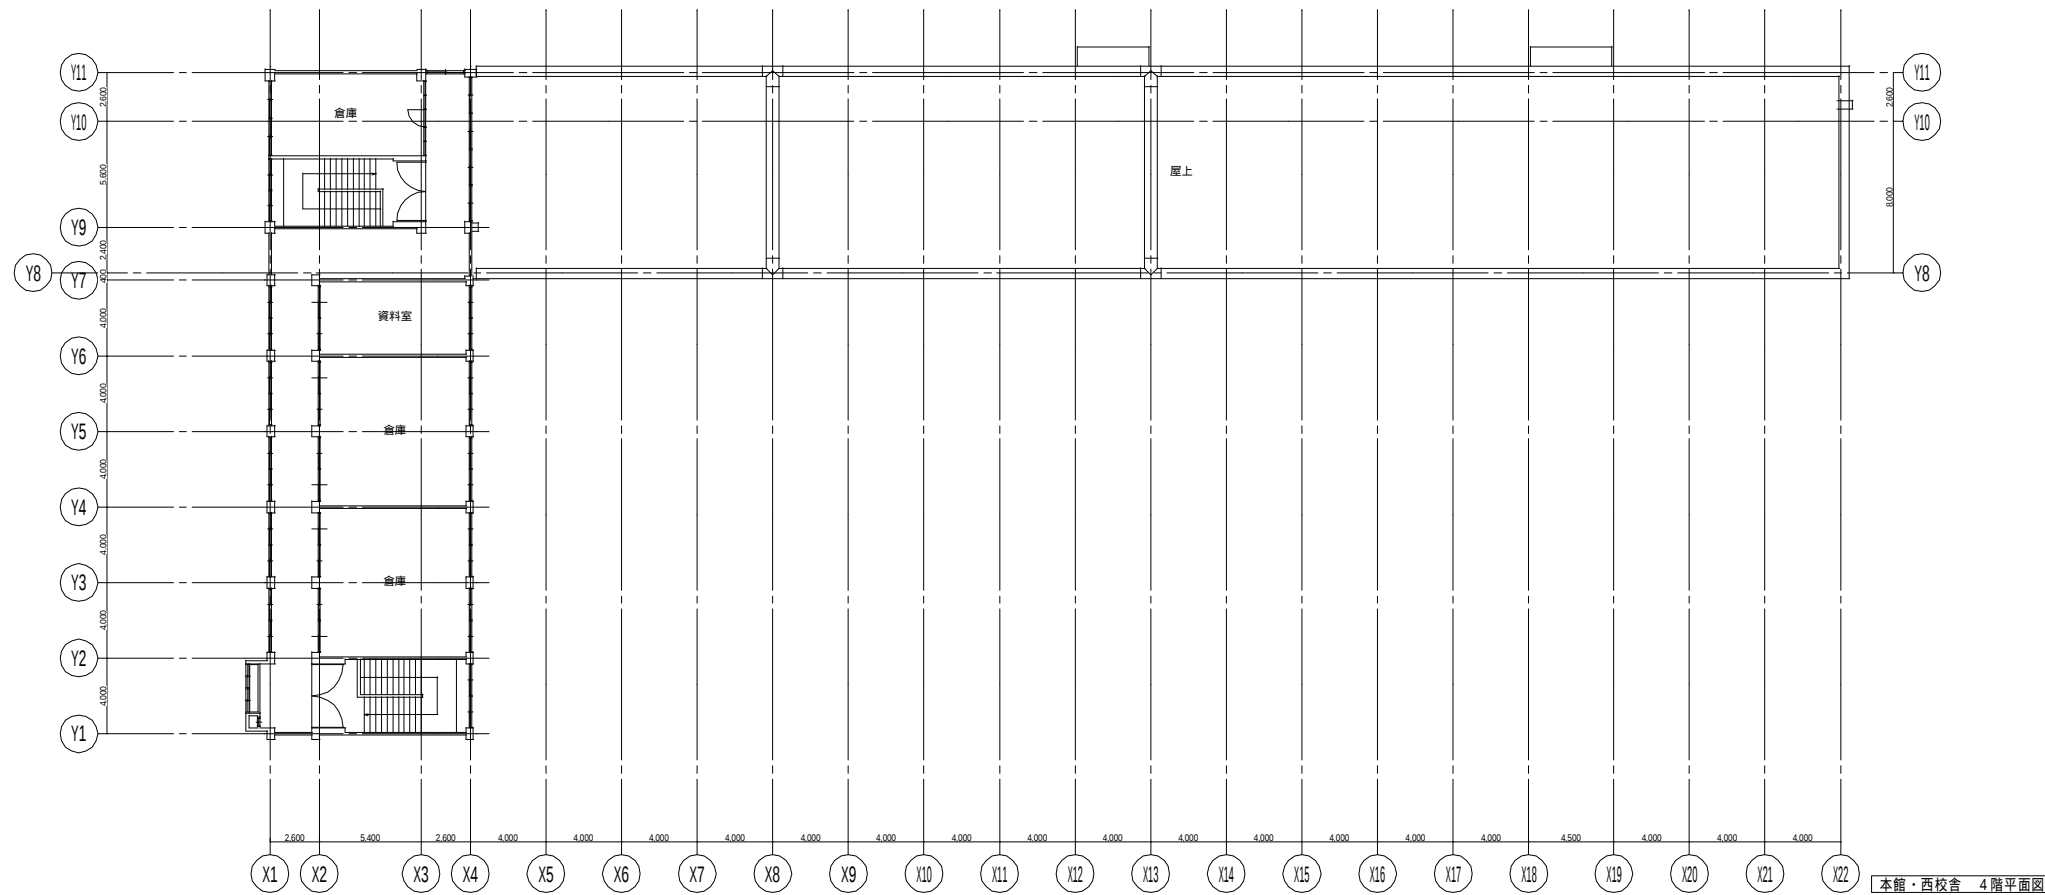


本館・西校舎 4階平面図

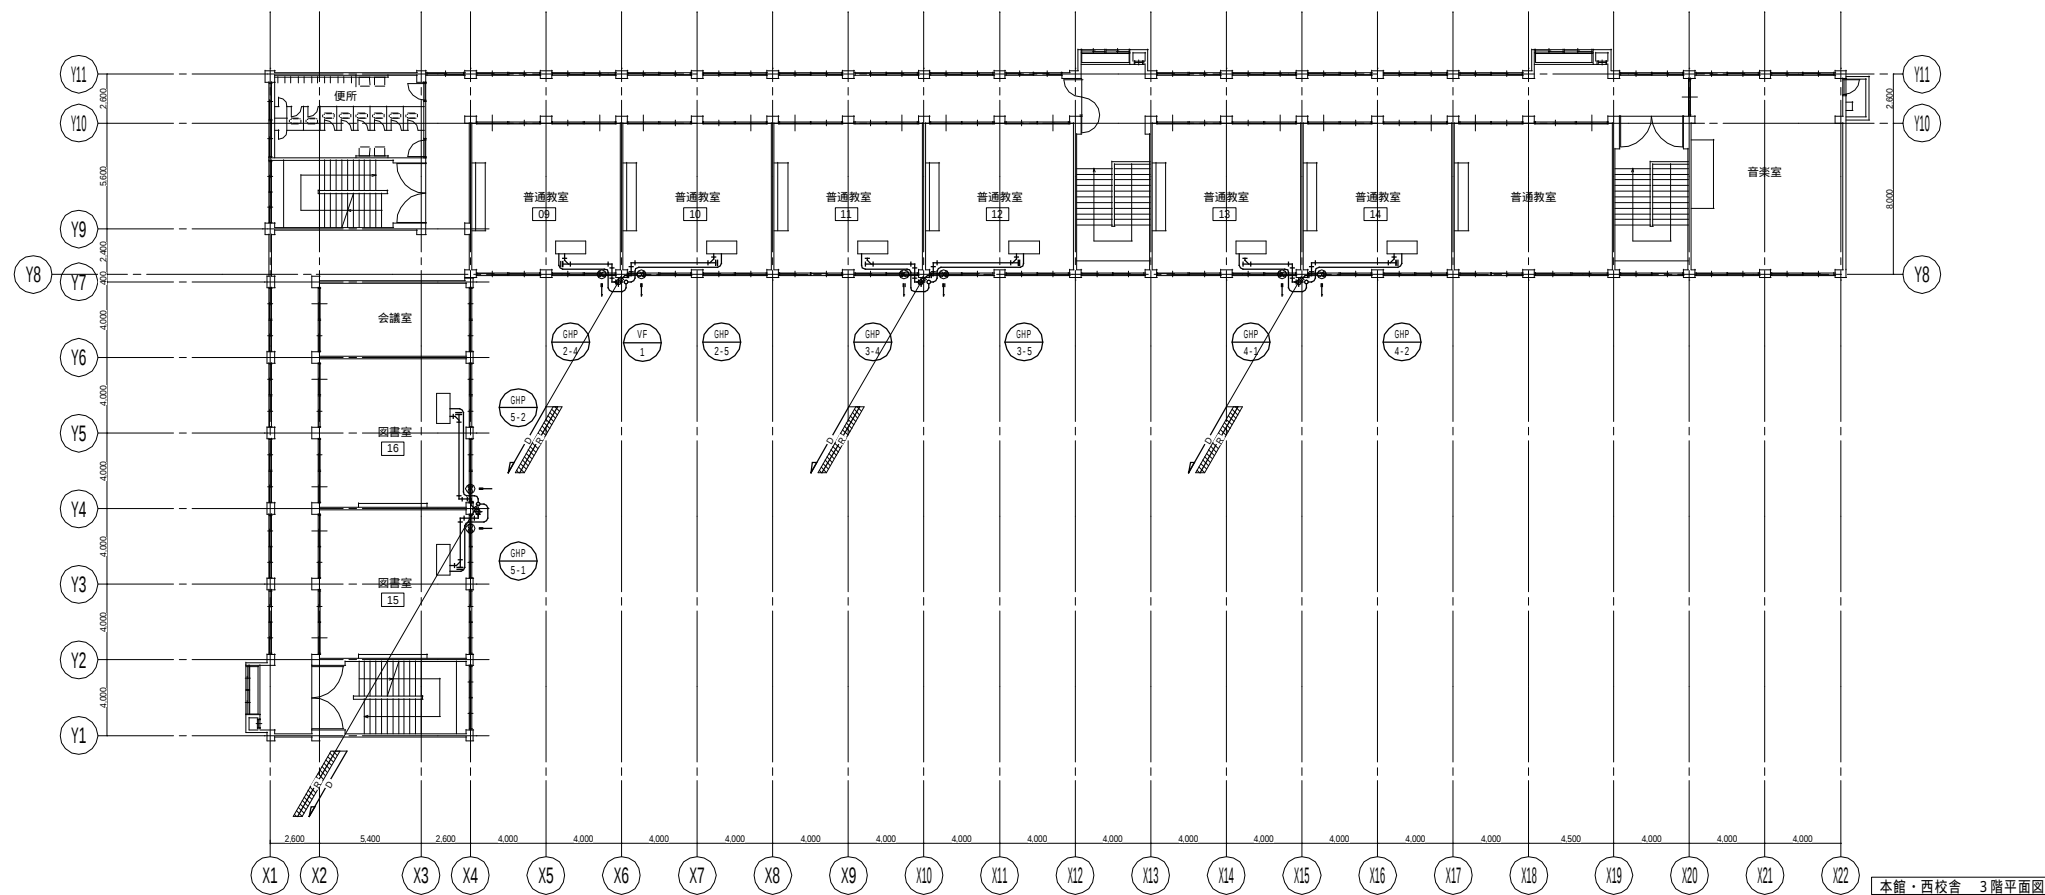

本館・西校舎 3階平面図

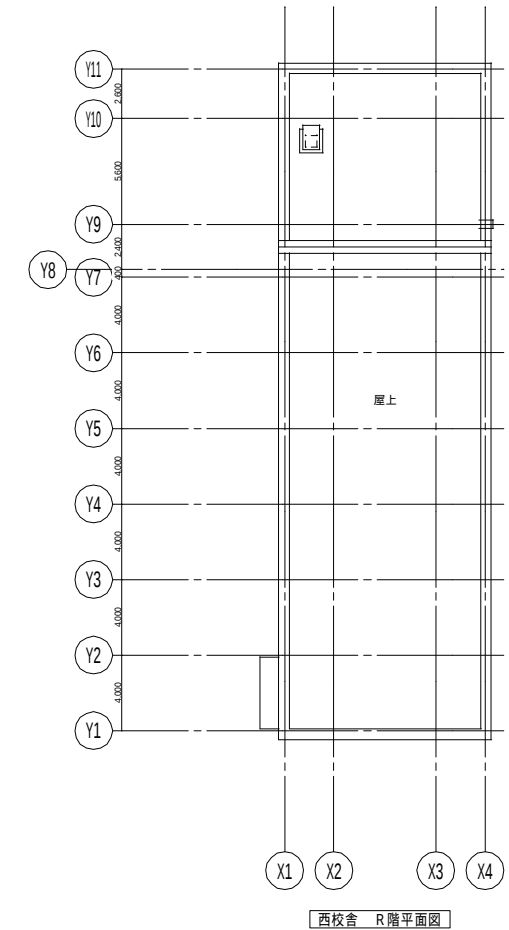


西校舎 R階平面図

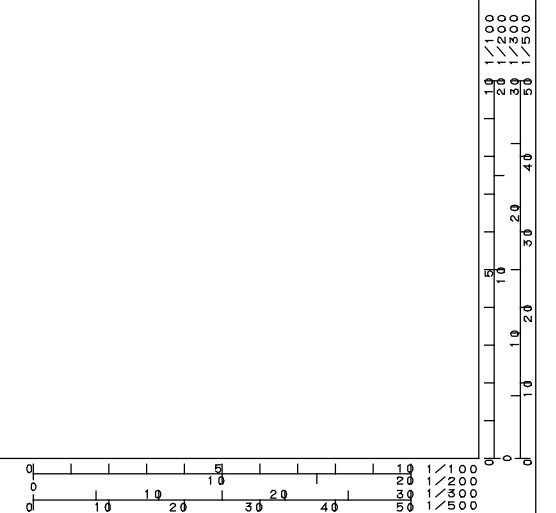



本館・西校舎 南側立面図

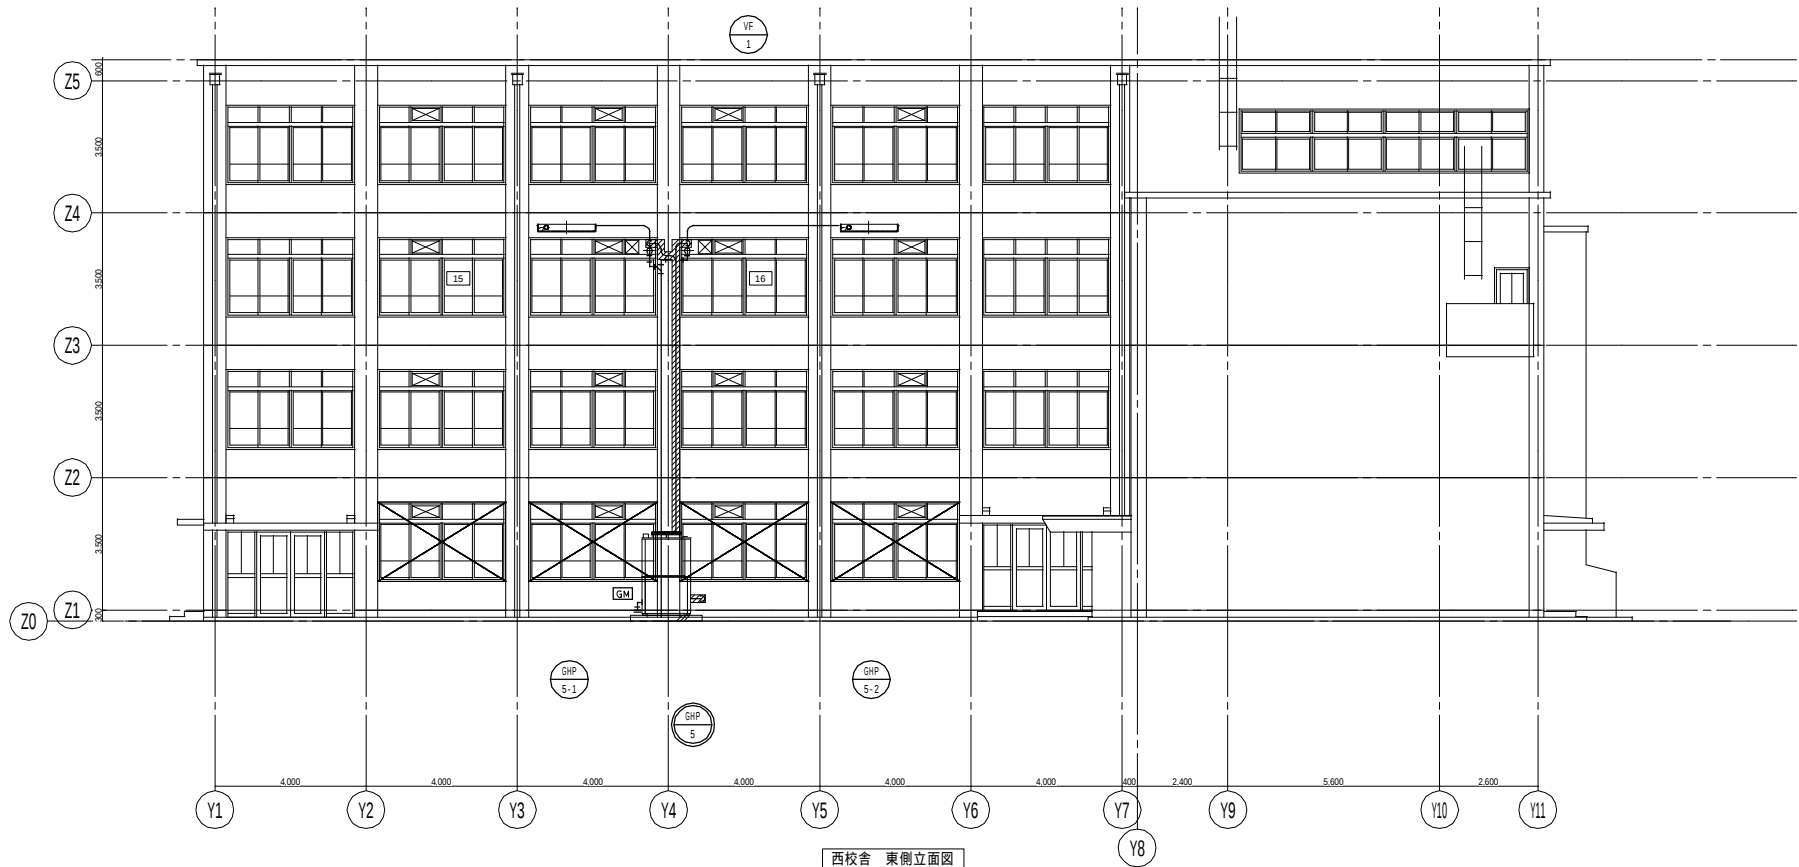

西校舎 東側立面図

