




1階平面図

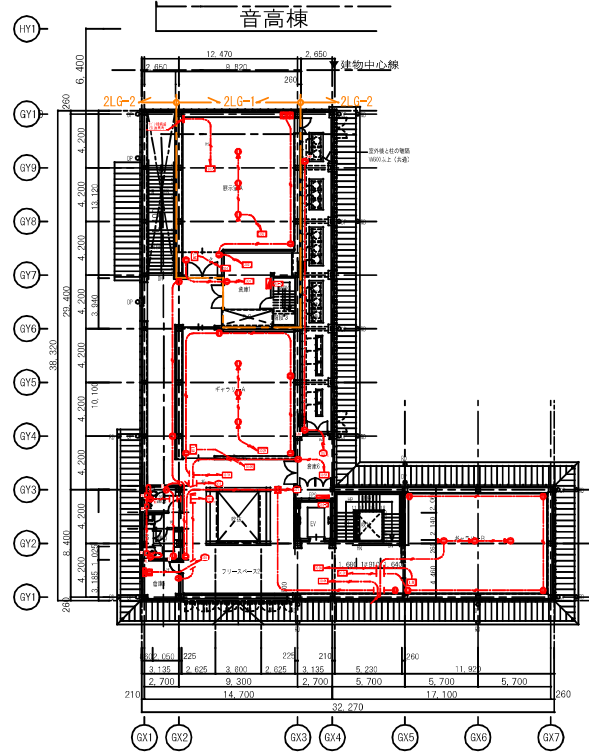

2階平面図

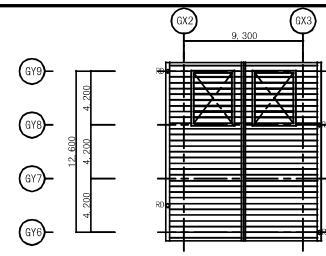

最上階屋根伏図

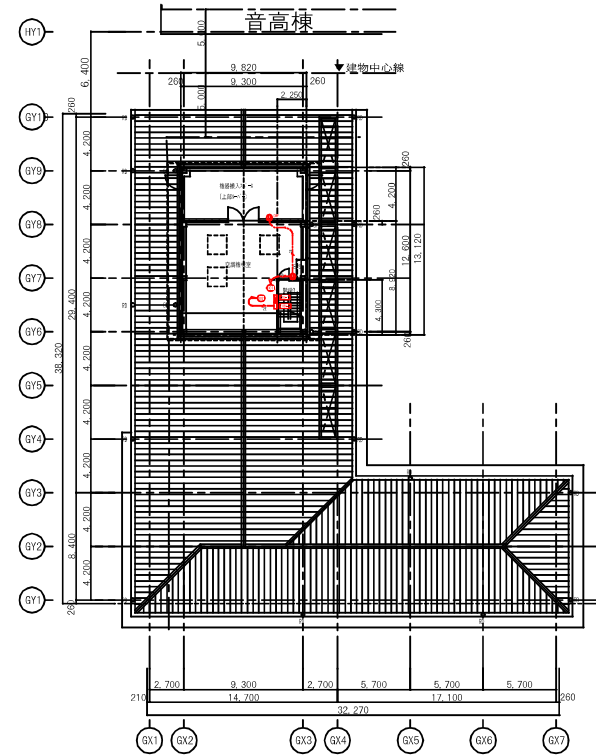

PH階平面図

作成年月日	H22 03 15
第 1 図	
第 2 図	
第 3 図	
第 4 図	

工事名称	京都市立音楽高等学校移転整備事業	図面 No.	E-14
図面名称	【芸大サテライト・ギャラリー棟】 コンセント設備 平面図	縮尺	A1 1:200 A3 1:400